



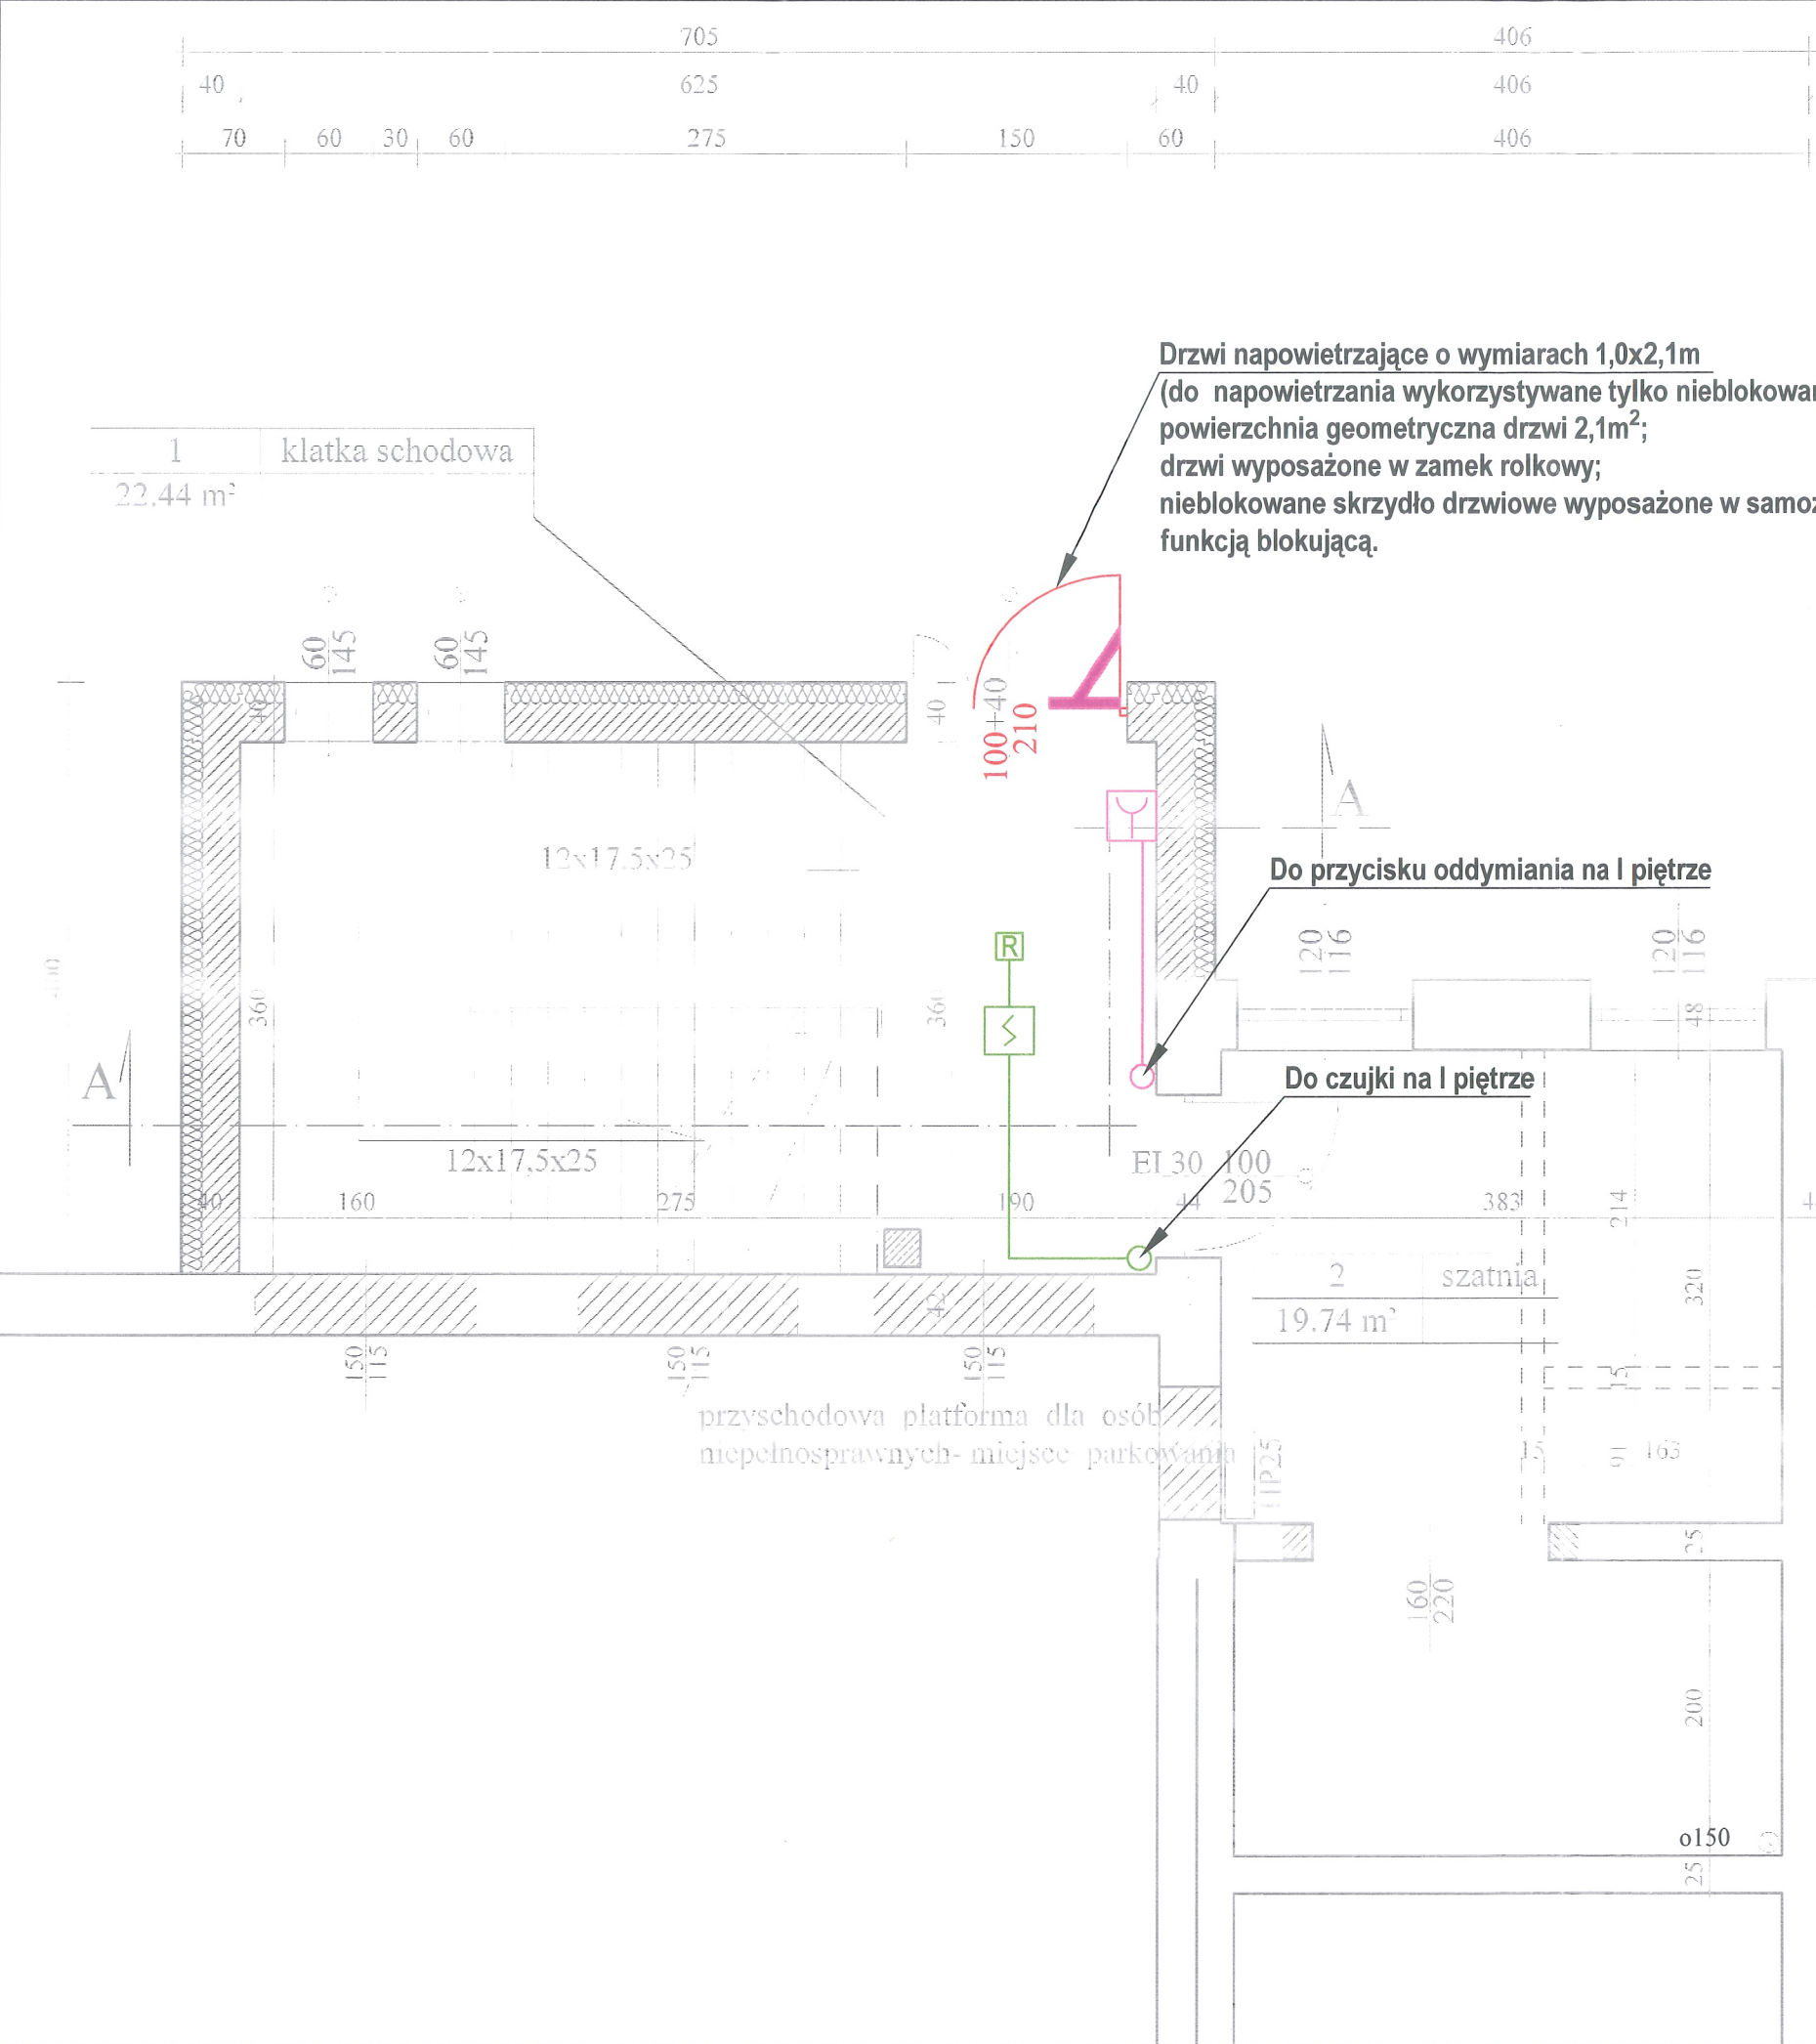

Legenda	
	Przycisk oddymiania RT 45
	Optyczna czujka dymu DOR-40+gniazdo
	Samozamykacz z funkcją blokującą
	Rezystor końcowy linii dozorowej
	Przewód YnTKSTekw 3x2x0,8
	Przewód YnTKSYekw 1x2x0,8

- Uwaga
1. Zasilanie centrali oddymiania wykonać z przed przeciwpożarowego wyłącznika prądu przewodem typu HDGs PH90.
 2. Czujki połączyć z centralą oddymiania przewodem typu YnTKSYekw 1x2x0.8.
 3. Przyciski oddymiania połączyć z centralą oddymiania za pomocą przewodu typu YnTKSYekw 3x2x0.8.
 4. Przycisk oddymiania usytuowane na wysokości 1,20-1,60 m od posadzki.
 5. Siłownik klapy połączyć z centralą oddymiania za pomocą przewodu HDGs PH90 3x1,5.
 6. Podłączenia poszczególnych urządzeń wykonać zgodnie z Dokumentacją techniczno-ruchową danego urządzenia.
 7. Przed przystąpieniem do prac montażowych zapoznać się z projektem, sprawdzić ważność wszystkich certyfikatów.
 8. Rysunki należy rozpatrywać łącznie z częścią opisową.
 9. Pozwala się zastosować inne równorzędne elementy systemu oddymiania, które będą spełniały założenia projektowe i wymogi obowiązujących przepisów.


ZAKŁAD USŁUGOWY "EKO-POŻ"			
62-510 Konin, ul. Różyckiego 1/52			
NAZWA OBIEKU	ROZBUDOWA I REMONT CENTRUM KULTURY CELEM ADAPTACJI POMIESZCZEŃ NA POTRZEBY PROWADZENIA EDUKACJI KULTURALNEJ 62-730 Dobra, ul. Dekerta 34		
TEMAT	Projekt systemu oddymiania klatki schodowej KL 1		
PROJEKTANT:		SPRAWDZAJĄCY:	
mgr inż. Krzysztof Biliński nr upr. ITB-99/NP/2014		mgr Jacek Brodzik nr upr. ITB-101/NP/2014	
RZUT PARTERU	Branża: Ochrona przeciwpożarowa	Skala: 1:50	Nr rysunku: 1

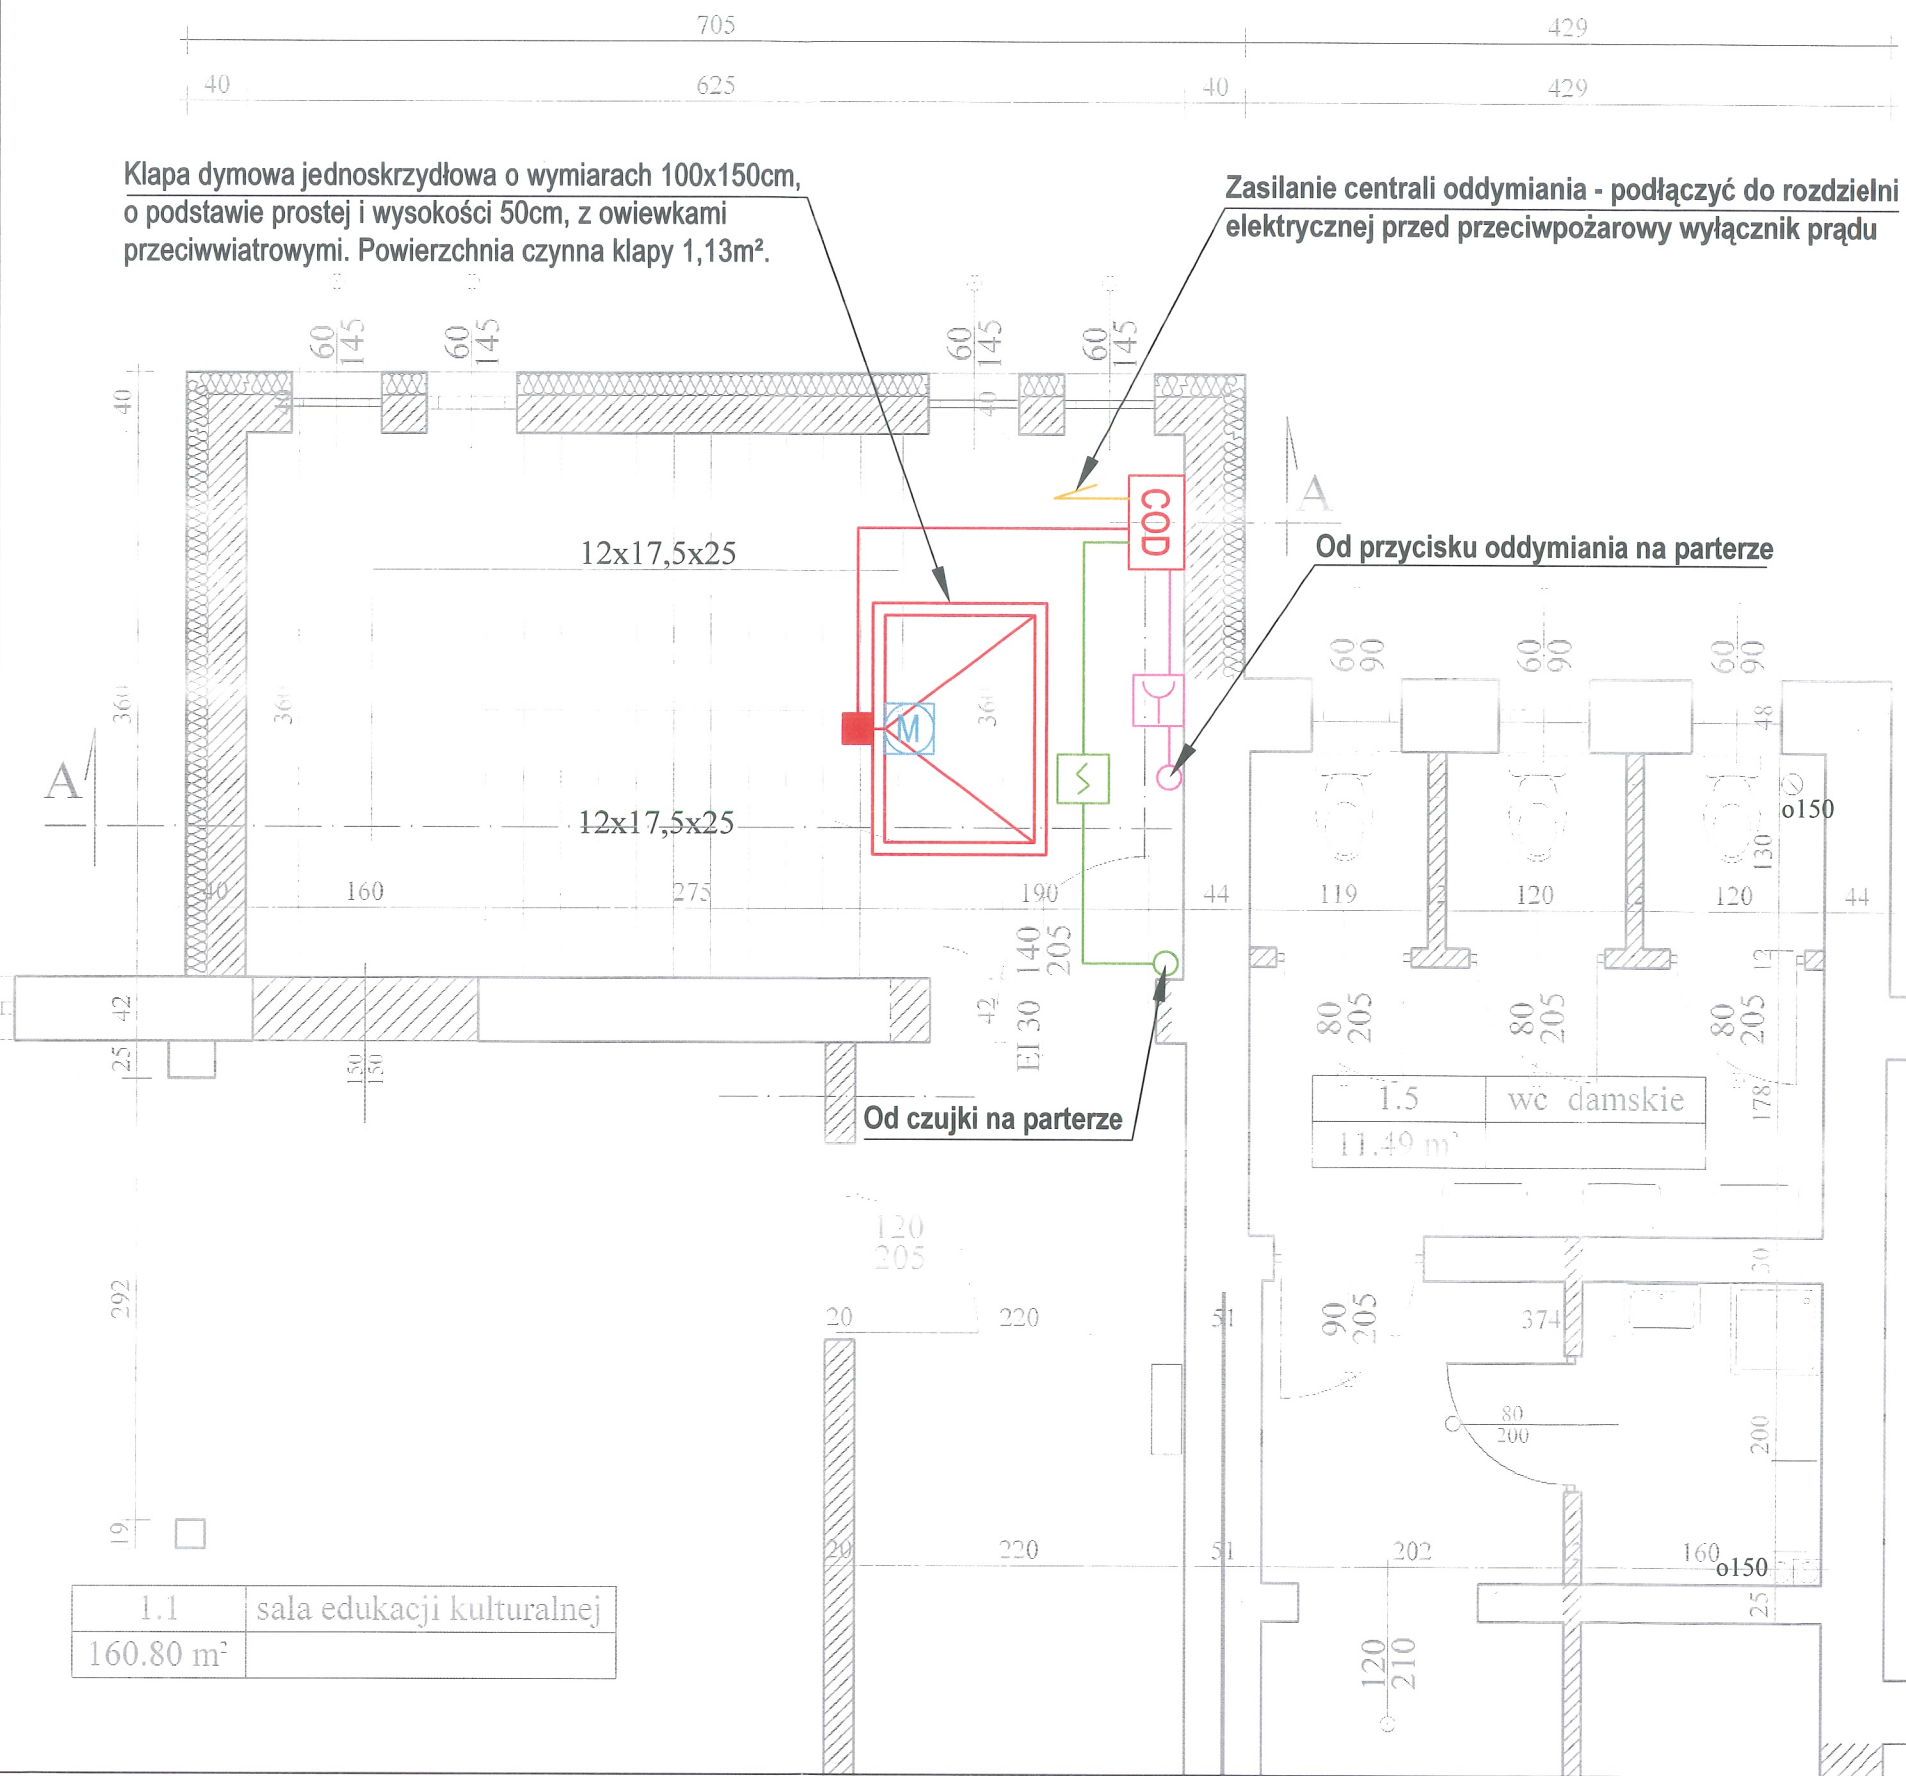


Legenda	
	Centrala oddymiania RZN 4404-KS V2
	Przycisk oddymiania RT 45
	Optyczna czujka dymu DOR-40+gniazdo
	Samozamykacz z funkcją blokującą
	Puszka instalacyjna PIP-2A
	Siłownik klapy dymowej ZA 155/800-HS; 2,5A
	Przewód YnTKSTekw 3x2x0,8
	Przewód YnTKSYekw 1x2x0,8
	Przewód HDGs PH90 3x1,5
	Przewód HDGs PH90

- Uwaga
1. Zasilanie centrali oddymiania wykonać z przed przeciwpożarowego wyłącznika prądu przewodem typu HDGs PH90.
 2. Czujki połączyć z centralą oddymiania przewodem typu YnTKSYekw 1x2x0.8.
 3. Przyciski oddymiania połączyć z centralą oddymiania za pomocą przewodu typu YnTKSYekw 3x2x0.8.
 4. Przycisk oddymiania usytuowane na wysokości 1,20-1,60 m od posadzki.
 5. Siłownik klapy połączyć z centralą oddymiania za pomocą przewodu HDGs PH90 3x1,5.
 6. Podłączenia poszczególnych urządzeń wykonać zgodnie z Dokumentacją techniczno-ruchową danego urządzenia.
 7. Przed przystąpieniem do prac montażowych zapoznać się z projektem, sprawdzić ważność wszystkich certyfikatów.
 8. Rysunki należy rozpatrywać łącznie z częścią opisową.
 9. Pozwala się zastosować inne równorzędne elementy systemu oddymiania, które będą spełniały założenia projektowe i wymogi obowiązujących przepisów.

ZAKŁAD USŁUGOWY "EKO-POŻ"			
62-510 Konin, ul. Różyckiego 1/52			
NAZWA OBIEKU	ROZBUDOWA I REMONT CENTRUM KULTURY CELEM ADAPTACJI POMIESZCZEŃ NA POTRZEBY PROWADZENIA EDUKACJI KULTURALNEJ 62-730 Dobra, ul. Dekerta 34		
TEMAT	Projekt systemu oddymiania klatki schodowej KL 1		
PROJEKTANT:		SPRAWDZAJĄCY:	
mgr inż. Krzysztof Biliński nr upr. ITB-99/NP/2014		mgr Jacek Brodzik nr upr. ITB-101/NP/2014	
RZUT I PIĘTRO		Branża: Ochrona przeciwpożarowa	Skala: 1:50 Nr rysunku: 2

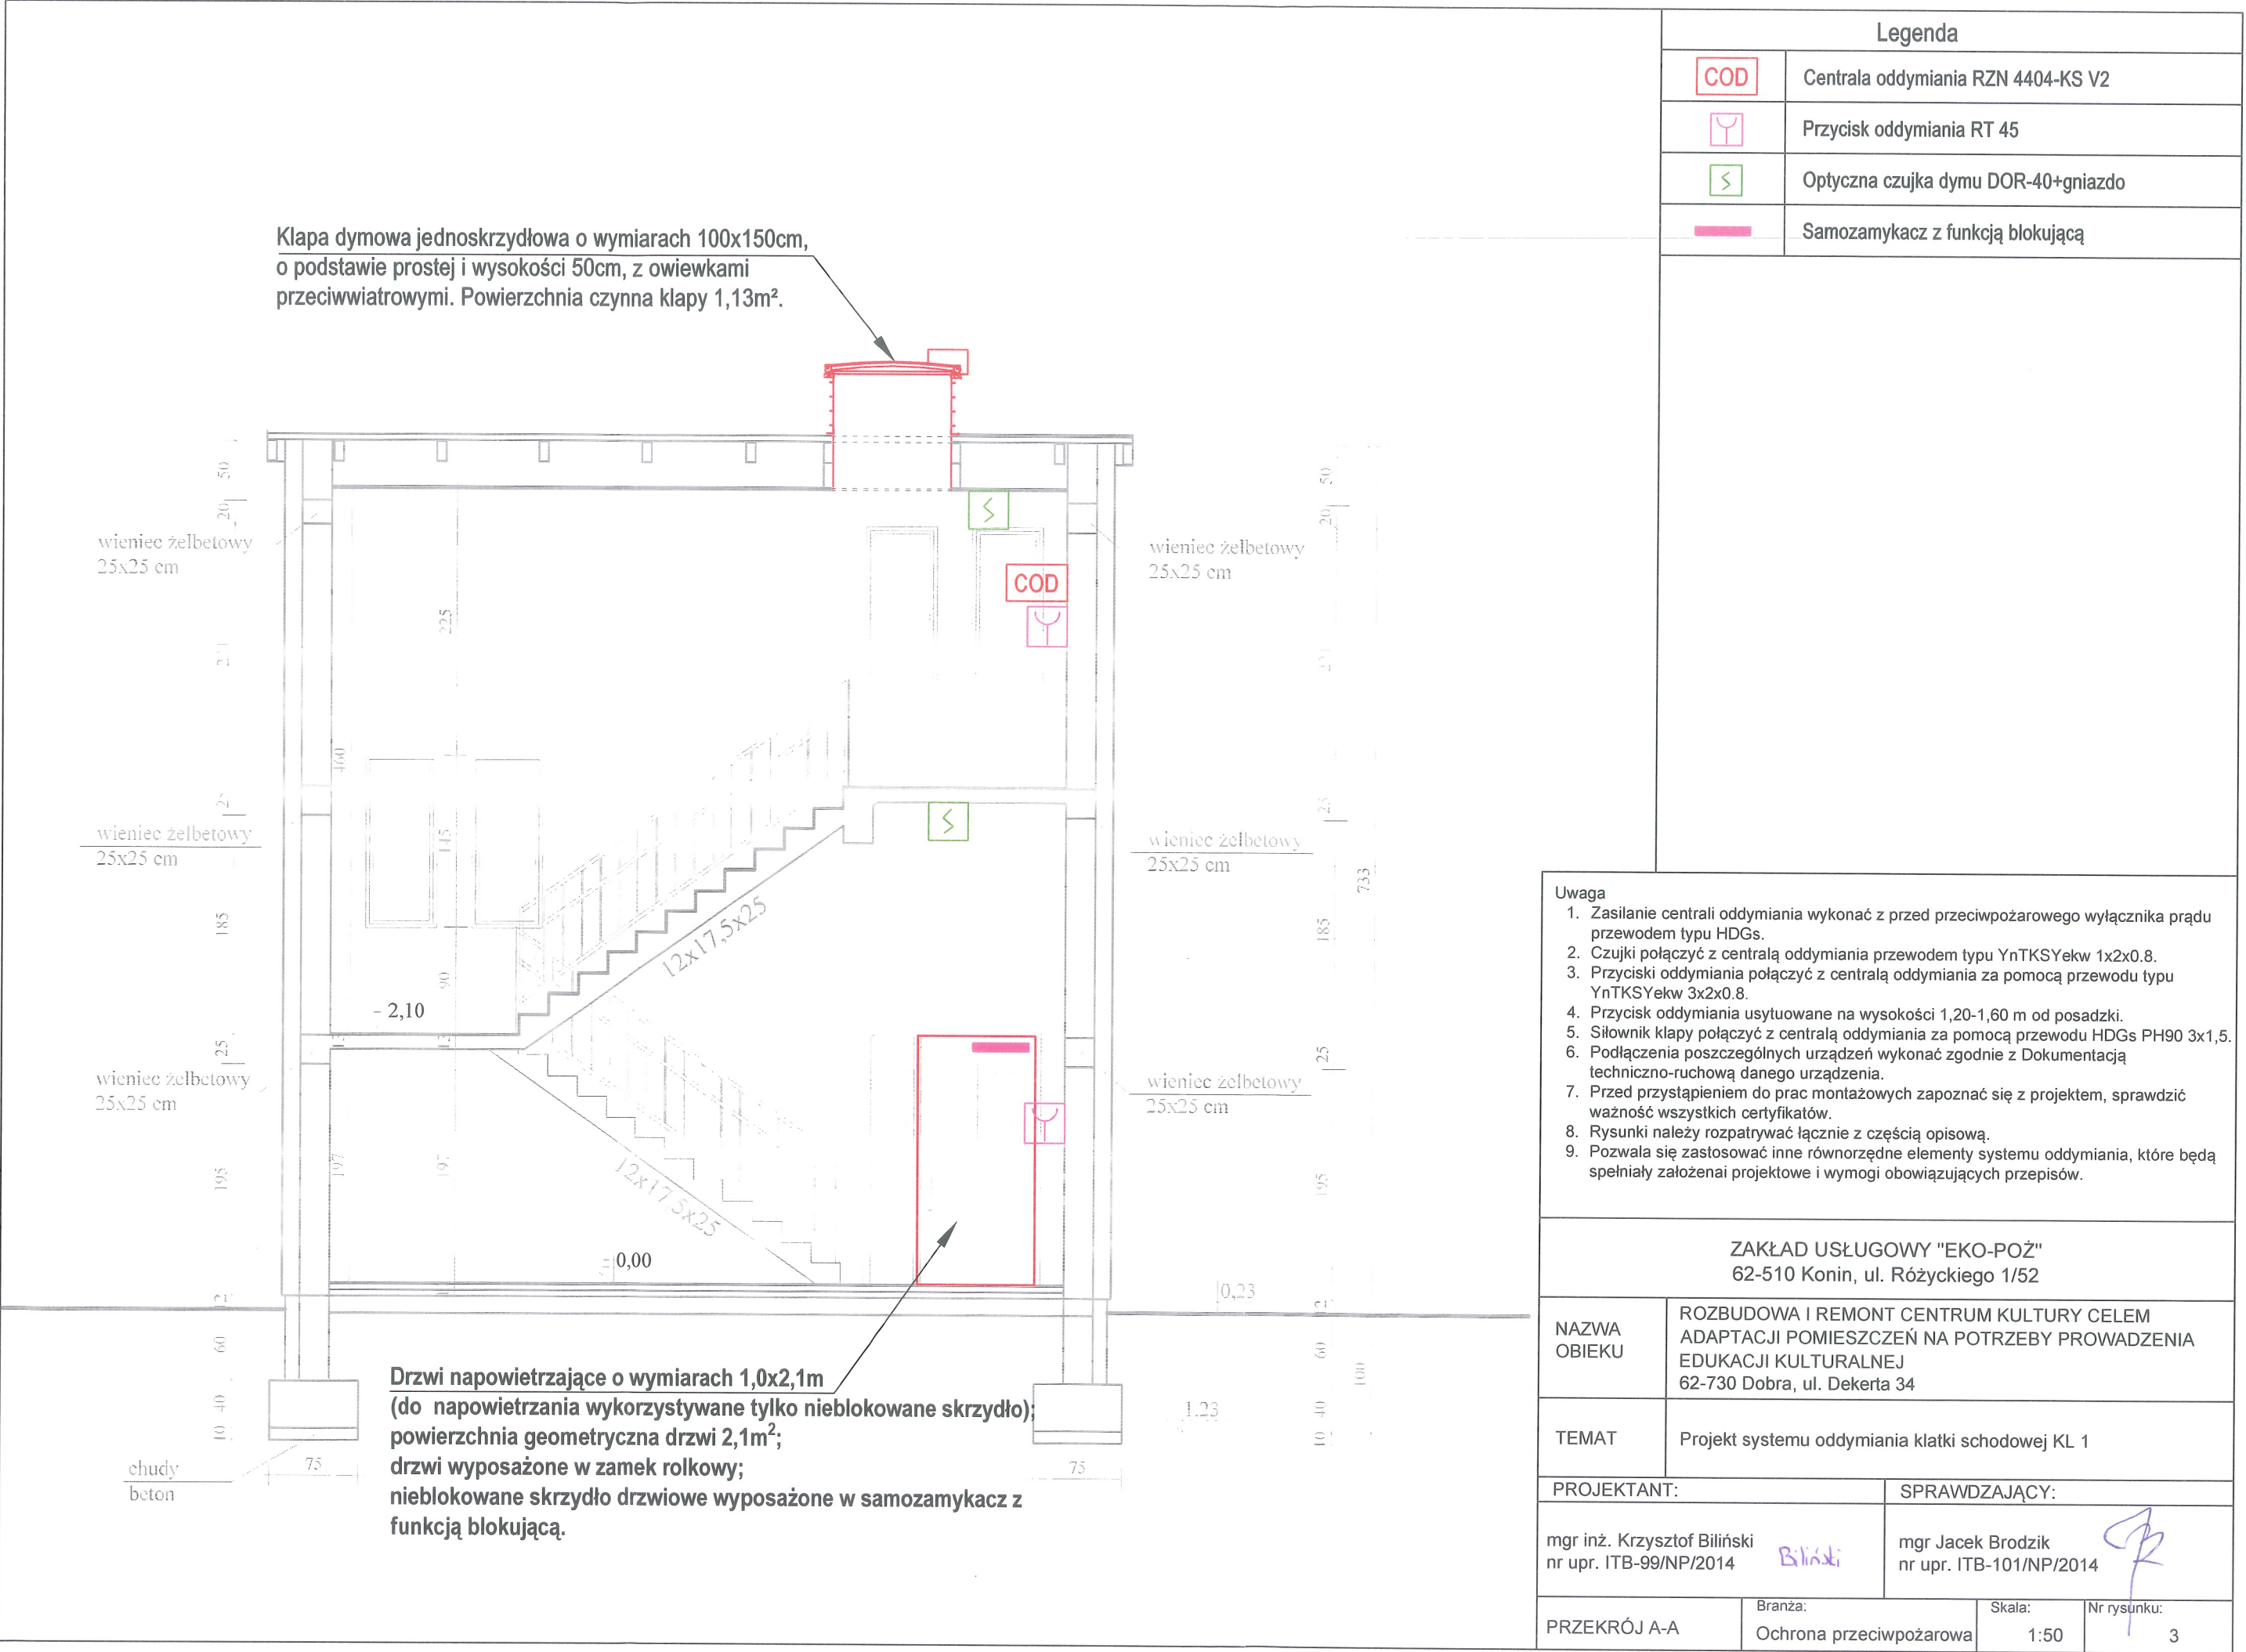

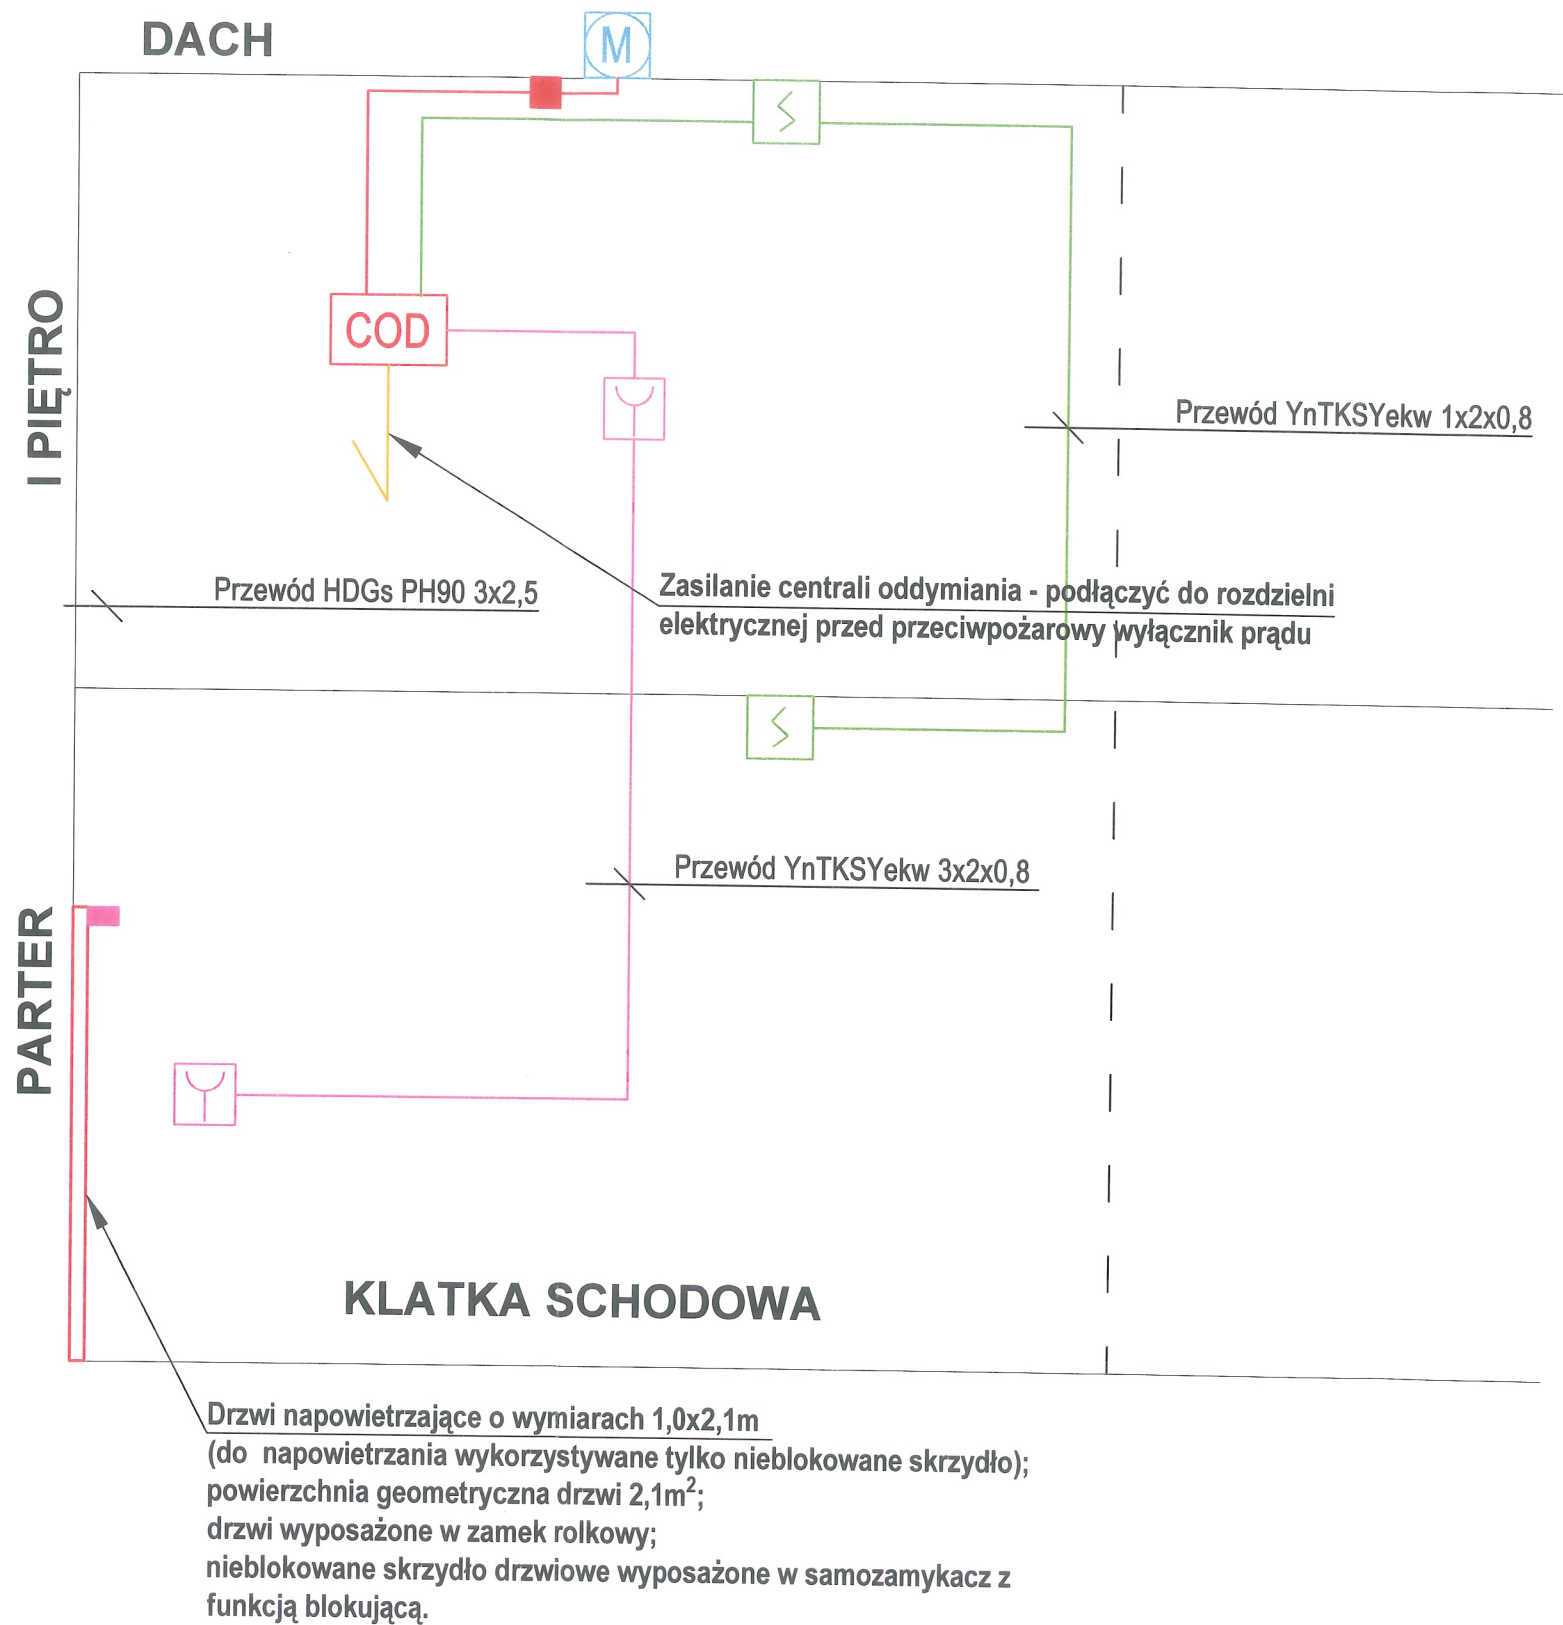

Legenda	
COD	Centrala oddymiania RZN 4404-KS V2
	Przycisk oddymiania RT 45
	Optyczna czujka dymu DOR-40+gniazdo
	Samozamykacz z funkcją blokującą
	Puszka instalacyjna PIP-2A
	Siłownik klapy dymowej ZA 155/800-HS; 2,5A
	Przewód YnTKSTekw 3x2x0,8
	Przewód YnTKSYekw 1x2x0,8
	Przewód HDGs PH90 3x1,5
	Przewód HDGs PH90

- Uwaga
- Zasilanie centrali oddymiania wykonać z przed przeciwpożarowego wyłącznika prądu przewodem typu HDGs.
 - Czujki połączyć z centralą oddymiania przewodem typu YnTKSYekw 1x2x0,8.
 - Przyciski oddymiania połączyć z centralą oddymiania za pomocą przewodu typu YnTKSYekw 3x2x0,8.
 - Przycisk oddymiania usytuowane na wysokości 1,20-1,60 m od posadzki.
 - Siłownik klapy połączyć z centralą oddymiania za pomocą przewodu HDGs PH90 3x1,5.
 - Podłączenia poszczególnych urządzeń wykonać zgodnie z Dokumentacją techniczno-ruchową danego urządzenia.
 - Przed przystąpieniem do prac montażowych zapoznać się z projektem, sprawdzić ważność wszystkich certyfikatów.
 - Rysunki należy rozpatrywać łącznie z częścią opisową.
 - Pozwala się zastosować inne równorzędne elementy systemu oddymiania, które będą spełniały założenia projektowe i wymogi obowiązujących przepisów.

ZAKŁAD USŁUGOWY "EKO-POŻ" 62-510 Konin, ul. Różyckiego 1/52			
NAZWA OBIEKU	ROZBUDOWA I REMONT CENTRUM KULTURY CELEM ADAPTACJI POMIESZCZEŃ NA POTRZEBY PROWADZENIA EDUKACJI KULTURALNEJ 62-730 Dobra, ul. Dekerta 34		
TEMAT	Projekt systemu oddymiania klatki schodowej KL 1		
PROJEKTANT:		SPRAWDZAJĄCY:	
mgr inż. Krzysztof Biliński nr upr. ITB-99/NP/2014		mgr Jacek Brodzik nr upr. ITB-101/NP/2014	
SCHEMAT IDEOWY	Branża: Ochrona przeciwpożarowa	Skala: -----	Nr rysunku: 4