


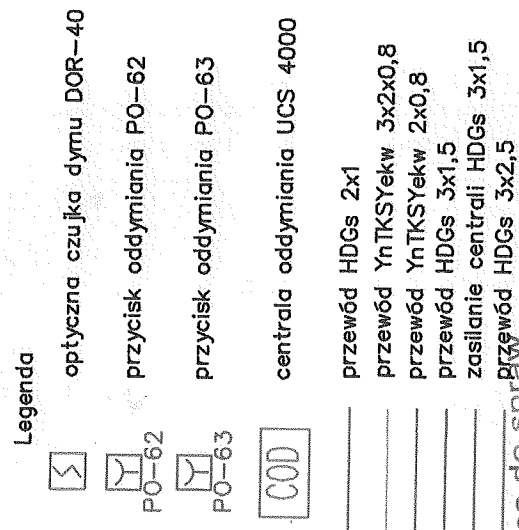

Rzeczoznawca do spraw
 zabezpieczeń przeciwpożarowych
 dr inż. Jolanta Gładka
 nr 1193
 dnia 10.03.2012
 Zgodność projektu z warunkami
 ochrony przeciwpożarowej
 STWIERDZAM
 bez uwag

Jednostka projektowa:

Zakład Usługowy EKO-POŻ. S. C.
62-510 Konin, ul. Różyckiego 1/52, tel. 63 242 26 95
grzelka2@wp.pl

Investor:

Gmina Dobra
Plac Wojska Polskiego 10
62-730 Dobra

Objekt:

Sala sportowa
Długa Wieś
63-730 Dobra

Opracowanie:

Projekt systemu oddymiania klatki schodowej

Nazwa r/s.:

Rzut parteru:


	IMIE, NAZWIŚKO, NR UPR., SPECJALNOŚĆ
--	--------------------------------------

mgr inż. Andrzej WKP/0271/PIMS/04 Instalacyja	Projektował:
---	--------------

Projektował:	mgr inż. Grzegorz Majda
--------------	-------------------------

Sprawdzał: mgr inż. Roman Narojczyk
ZPL 7342/72/TU/98
Instalacyjny

Faza:	Brzoz:	Data opracowania:	Skala:	Nr rysunku:
PW	ochrona ppoż	marzec 2013	1:100	1

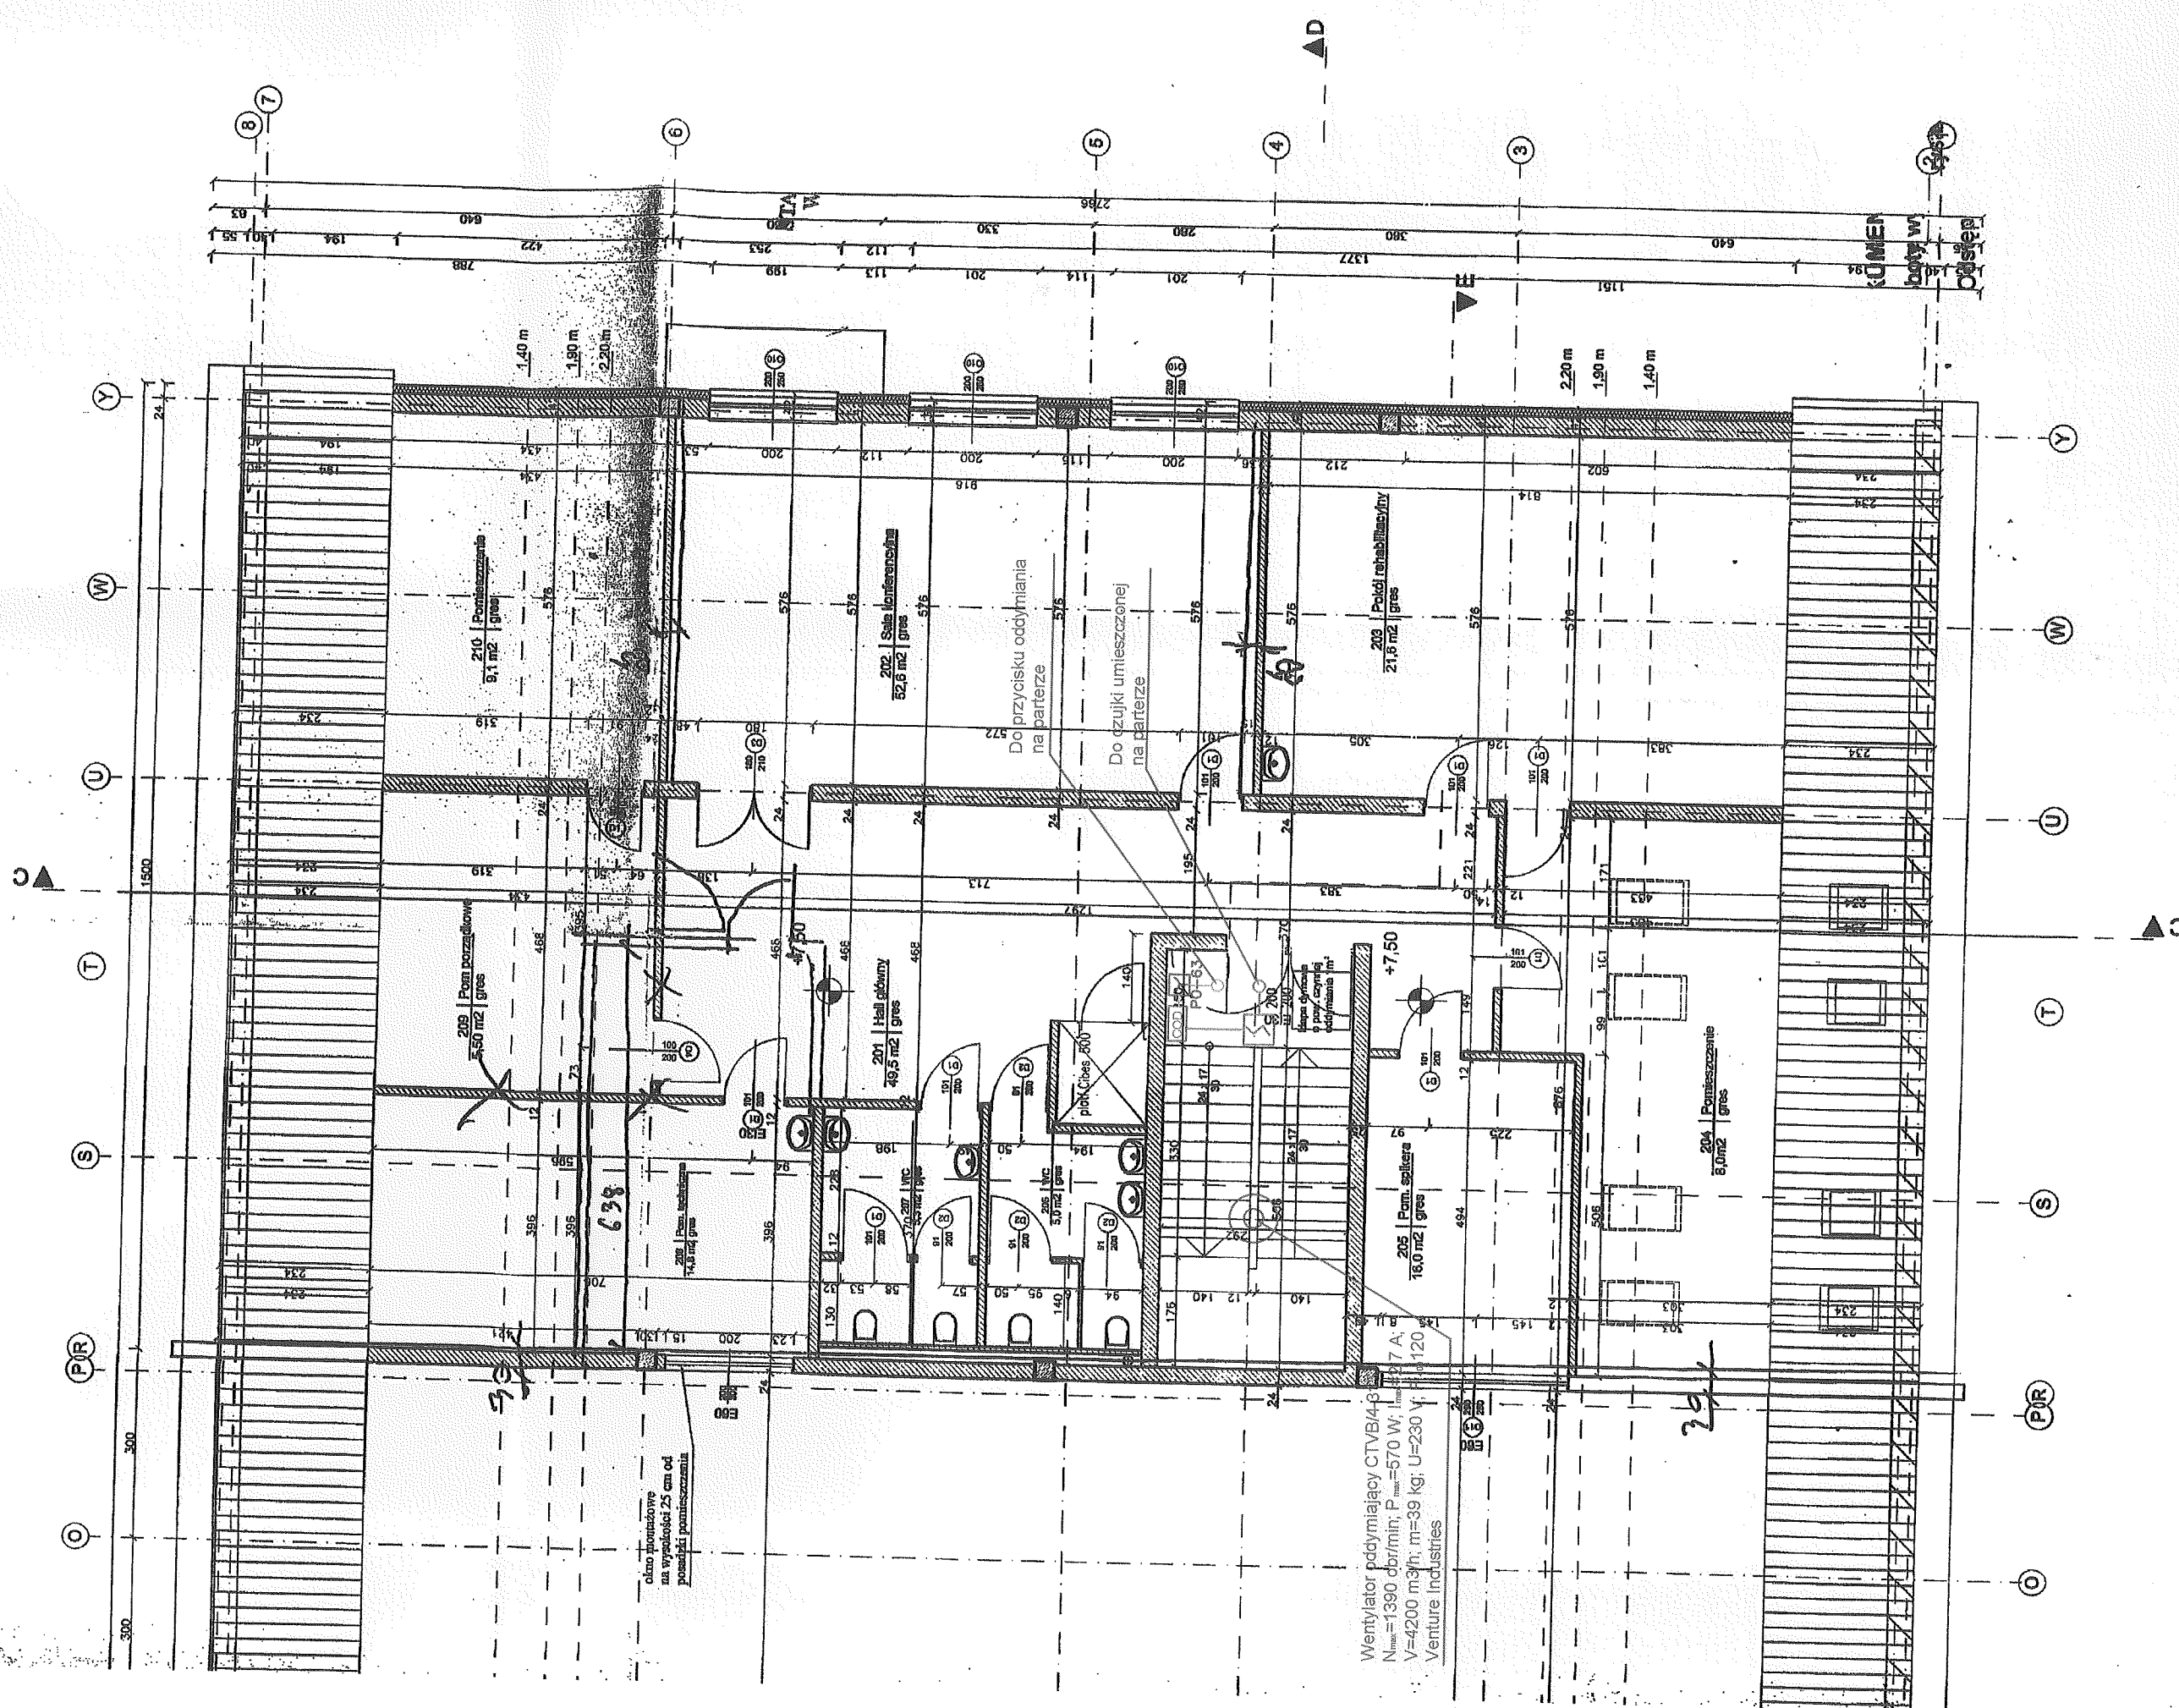

Wentylator pddymiający CTVB4-6
N_{max}=1390 obr/min; P_{max}=570 W; I_{max}=17 A;
V=4200 m³/h; m=39 kg; U=230 V;
Venture Industries

okno konstrukcyjne
na wysokości 25 cm od
podłogi pomieszczenia

Do przysoisku oddymiania
na parterze

Do czujki umieszczonej
na parterze

200 | Pom. porządkowe
5.50 m² | gres


202 | Sala konferencyjna
52.6 m² | gres

203 | Poleci. ratobliw.
21.6 m² | gres

201 | Hala odłowy
48.5 m² | gres

204 | Pomieszczenie
8.0 m² | gres

205 | Pom. spł. 18.0 m² | gres

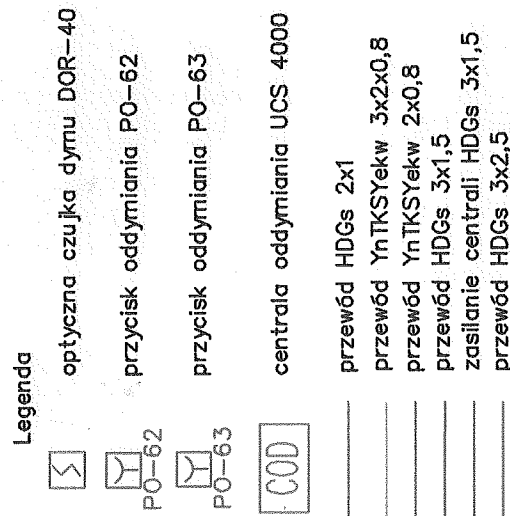

2
 Inżynierska 1/12-13
 Nr. 19-03-2013
 dnia 19.03.2013
 Zgodność projektu z zagadnieniem
 ochrony przed pożarem w jej
 STWIERDZAM
 bez uwag
 Z wyrazami

Biuro inżynierskie
Zakład Usługowy EKO-POŻ s. c.
62-510 Konin, ul. Różyckiego 17/52, tel. 63 242 26 95
grzelka2@wp.pl

Obiekt: Sala sportowa
Długa Wies
63-730 Dobra

Nazwa rys.: Rzut II piętra

Projektował:	mgr inż. Grzegorz Majda
--------------	-------------------------

Sprawdził: mgr inż. Roman Narojczyk
ZPL 7342/72/TD/98
Instalacyjni

Faza: PW	Branża: ochrona ppoż	Data opracowania: marzec 2013	Skala: 1:100	Nr rysunku: 2
--------------------	--------------------------------	---	------------------------	-------------------------

P

R

S

T

U

Króciec elastyczny Ø355

Kanał Ø355

Dyfuzor Ø355/400x400

Kanał 400x400

Wentylator oddymiający CTVB/4-315

$N_{max}=1390$ obr/min; $P_{max}=570$ W; $I_{max}=2,7$ A;
 $V=4200$ m³/h; $m=39$ kg; $U=230$ V; $F_{400} 120$

Venture Industries

Obudowa PROMATECT L500 EI60 S

Kratka nawiewna 400x400

Przepustnica wielopłaszczyz
z siłownikiem M24A Belimo

Podstawa dla

COD
P0-63

+6.50

+2.00

P0-62

Kratka nawiewna
400x700

250 cm (max)	
Płyta Gres	0,7 cm
Posadzka samopoziomująca	2 cm
Płyta żelbetowa	10 cm
Folia budowlana x2	
Styropian	5 cm
Folia budowlana	
Podbudowa z piasku	15 cm
Gruni rodzimy	

Kanał 400

195

105

300

700

100

162

92

200


100

200

100

200


100

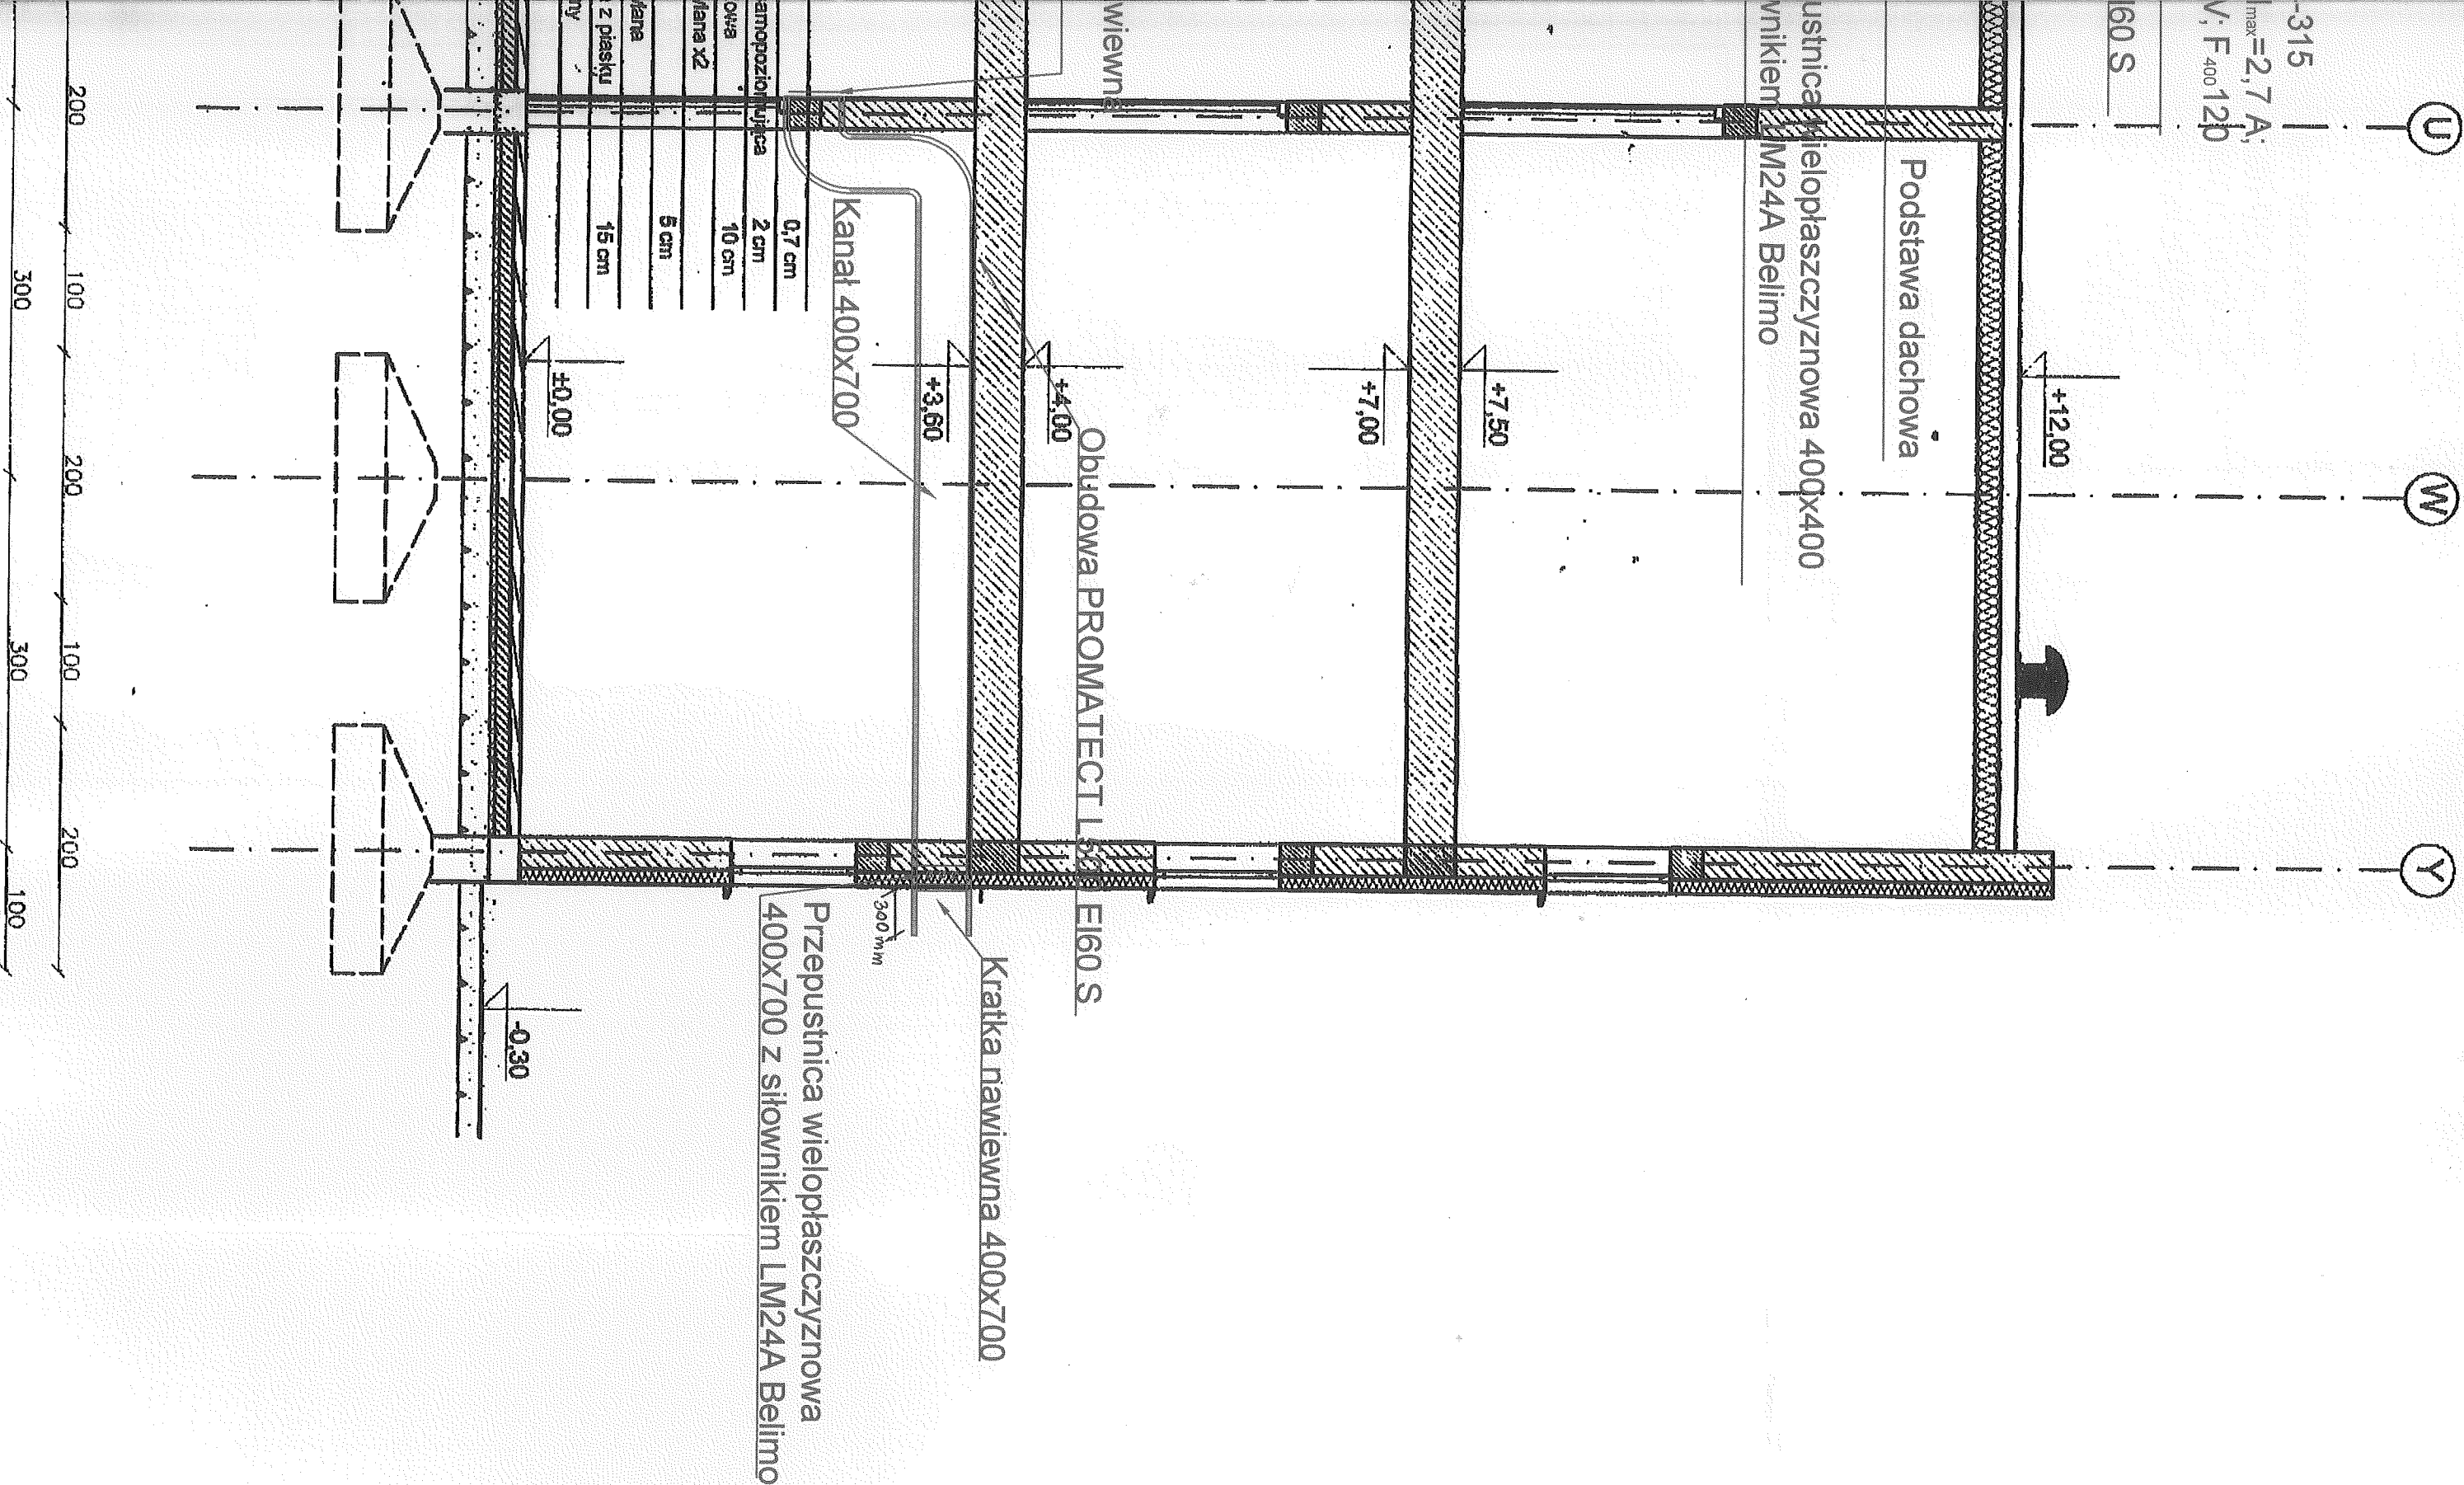

Legenda

	optyczn
	przycisk PO-62
	przycisk PO-63
	centrala COD
	przewód przewód
	przewód przewód
	przewód przewód
	przewód przewód
	przewód przewód

Jednostka projektowa: Zakład Usługowy EK 62-510 Konin, ul. Różyc grzelka2@wp.pl			
Inwestor: Gmina Dobra Plac Wojska Polskiego 10 62-730 Dobra			
Obiekt: Sala sportowa Długa Wieś 63-730 Dobra			
Opis: Projekt systemu oddymiar			
Nazwa ns.: Przebiegi			
Projektował: mgr inż. Andrzej Kule			
Sprawdził: mgr inż. Grzegorz Maj			
Faza: DW			

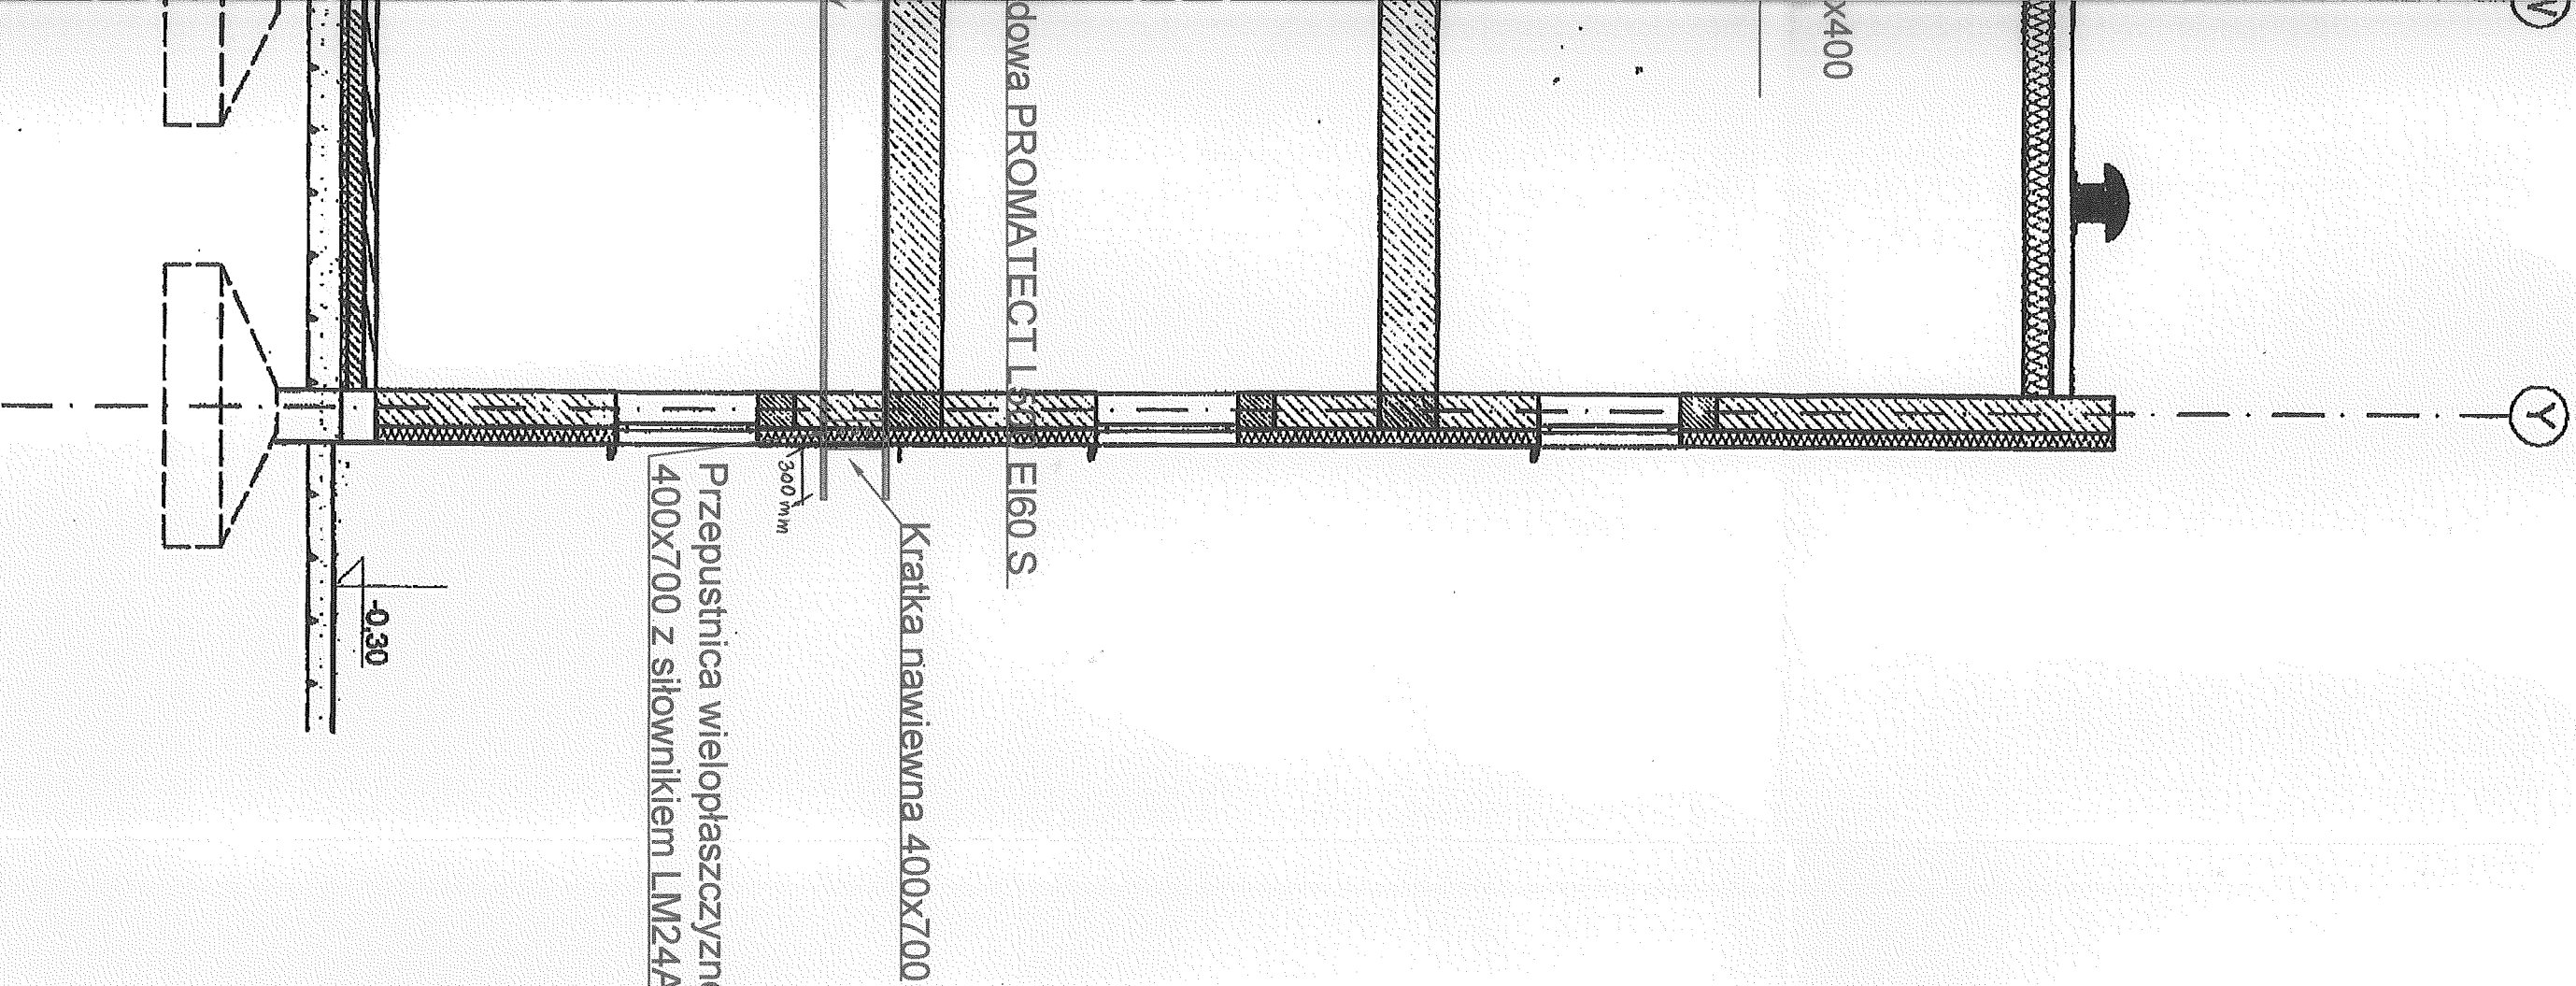

Legenda

- optyczna czujka dymu DOR-40
- przycisk oddymiania PO-62
- przycisk oddymiania PO-63
- centrala oddymiania UCS 4000
- przewód HDGs 2x1
- przewód YnTKSYekw 3x2x0,8
- przewód YnTKSYekw 2x0,8
- przewód HDGs 3x1,5
- zasilanie centrali HDGs 3x1,5
- przewód HDGs 3x2,5

Rzeczoznawca do spraw
zabezpieczeń przeciwpożarowych,
Inż. Feliks Grzelka
Nr dop. 134/93
Zgodność projektu z przepisami
ochrony przeciwpożarowej
STWIERDZAM
bez uwag
dwukrotnie

Jednostka projektowa:

Zakład Usługowy EKO-POŻ S. C.
62-510 Konin, ul. Różyckiego 1752, tel. 63 242 26 95
grzelka2@wp.pl

Inwestor:

Gmina Dobra
Plac Wojska Polskiego 10
62-730 Dobra

Obiekt:

Sala sportowa
Długa Wieś
63-730 Dobra

Opracowanie:

Projekt systemu oddymiania klatki schodowej

Nazwa rys.:

Przekrój

IMI, NAZWISKO, NR UP, SPECJALNOŚĆ

PODPIS

Projektował:

mgr inż. Andrzej Kulesa
VIR/0621/PDMS/04
Instalacyjna

Projektował:

mgr inż. Grzegorz Majda

Sprawdził:

mgr inż. Roman Narajczyk
ZPI 7948/72/TD/98
Instalacyjna

Faza:

PW


Brana:

ochrona ppoż

Data opracowania:
marzec 2013

Skala:
1:50

Nr rysunku:
3

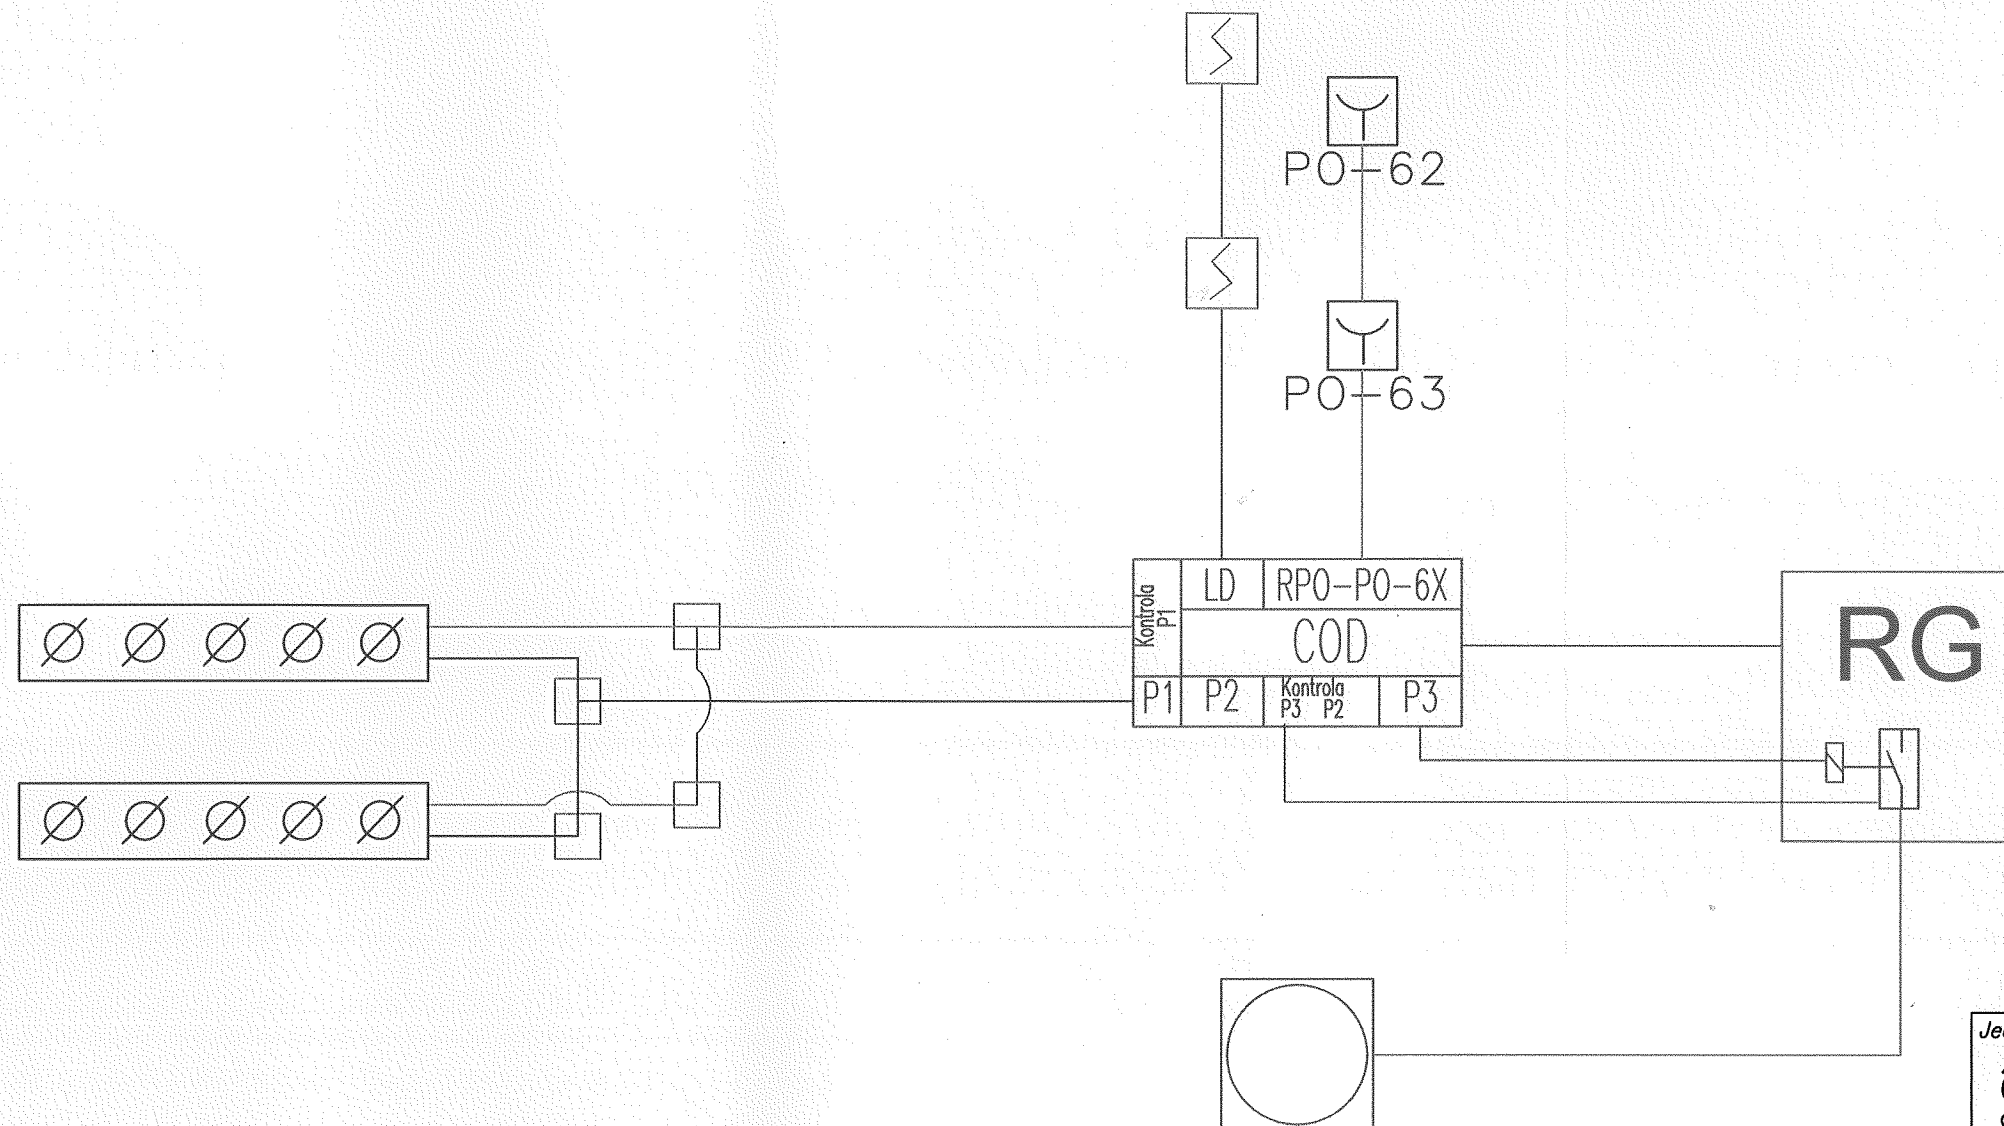

Rzecznik do spraw
zabezpieczeń przeciwpożarowych
Inż. Feliks Grzelka
Nr upr. 131/93
Zgodnie z projektem i wymaganiami
ochrony przeciwpożarowej
STWIERDZAM
bez uwag

Jednostka projektowa:
Zakład Usługowy EKO-POŻ s. c.
62-510 Konin, ul. Różyckiego 1/52, tel. 63 242 26 95
grzelka2@wp.pl

Inwestor:
Gmina Dobra
Plac Wojska Polskiego 10
63-730 Dobra

Obiekt:
Sala sportowa
Długa Wieś
63-730 Dobra

Opracowanie:
Projekt systemu oddymiania klatki schodowej

Nazwa rys.:
Schemat ideowy

	IMIE, NAZWISKO, NR UPR., SPECJALNOŚĆ	PODPIS
Projektował:	mgr inż. Andrzej Kulesa WKP/0271/PD05/04 Instalacyjna	
Projektował:	mgr inż. Grzegorz Majda	
Sprawdzał:	mgr inż. Roman Narojczyk ZPI. 7342/72/TD/98 Instalacyjna	

Faza:	Branża:	Data opracowania:	Skala:	Nr rysunku:
PW	ochrona ppoż	marzec 2013		4

Legenda

- optyczna czujka dymu DOR-40
- przycisk oddymiania PO-62
- przycisk oddymiania PO-63
- centrala oddymiania UCS 4000
- wentylator oddymiający CTVB/4-315
- stycznik wentylatora
- przepustnica z siłownikiem LM24A
- rozdzielnia główna
- puszka przyłączeniowa PIP-2A

- przewód HDGs 2x1
- przewód YnTKSYekw 3x2x0,8
- przewód YnTKSYekw 2x0,8
- przewód HDGs 3x1,5
- zasilanie centrali HDGs 3x1,5
- przewód HDGs 3x2,5