


PARTER - INSTALACJA OŚWIETLENIA

AGA !
PROJ. OBW. ZASILANIE Z "T-1"
(PIĘTRO)

POW. [m2]
22,44
19,74

WYKAZ OPRAW	
1	LUG LugStar n/t 2x26
2	Lug S.A. CALLA LED Aw
3	NERO 2

OCHRONA PRZECIWPORAŻENIOWA
MOCZYNNNE WYŁĄCZENIE ZASILANIA
POŁĄCZENIA WYRÓWNAWCZE

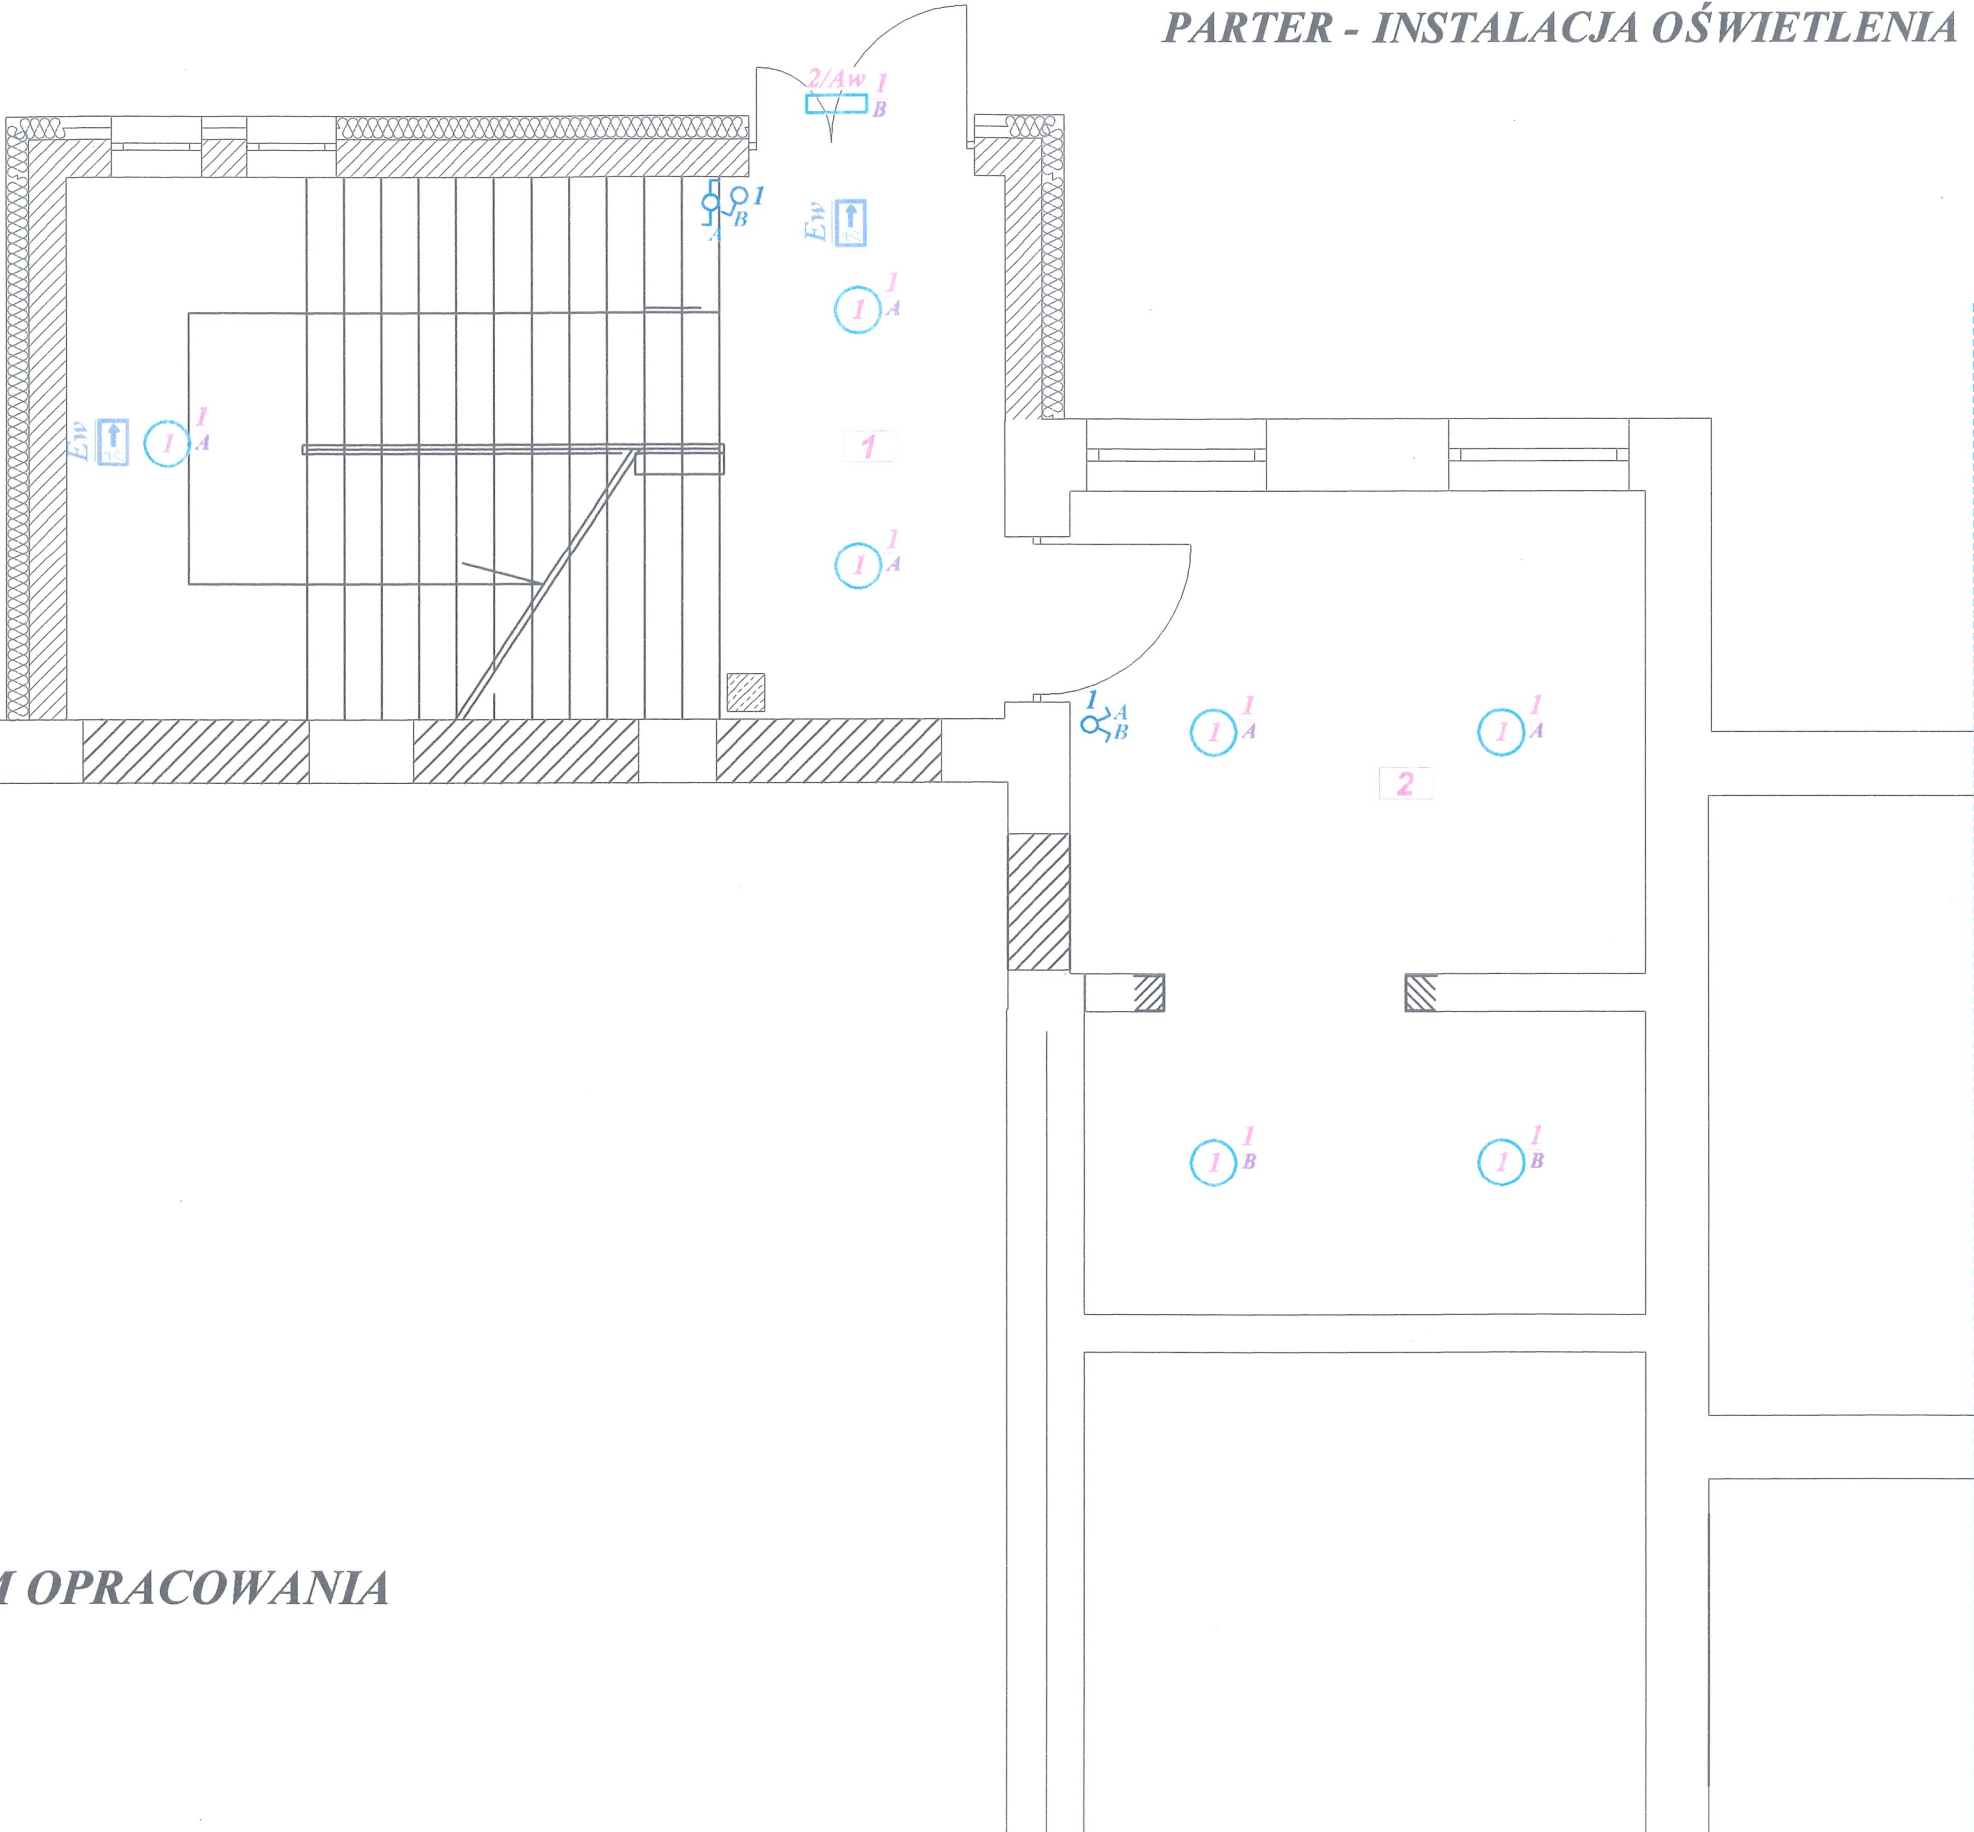


POZA ZAKRESEM OPRACOWANIA

UWAGA !
1. PROJ. OBW. ZASILANIE Z "T-1"
(PIĘTRO)

NR	NAZWA POMIESZCZENIA	POW. [m2]
1	KLATKA SCHODOWA	22,44
2	SZATNIA	19,74


WYKAZ OPRAW	
1	LUG LugStar n/t 2x26
2	Lug S.A. CALLA LED Aw
	NERO 2

OCHRONA PRZECIWPORAŻENIOWA
SAMOCZYNNE WYŁĄCZENIE ZASILANIA
POŁĄCZENIA WYRÓWNAWCZE

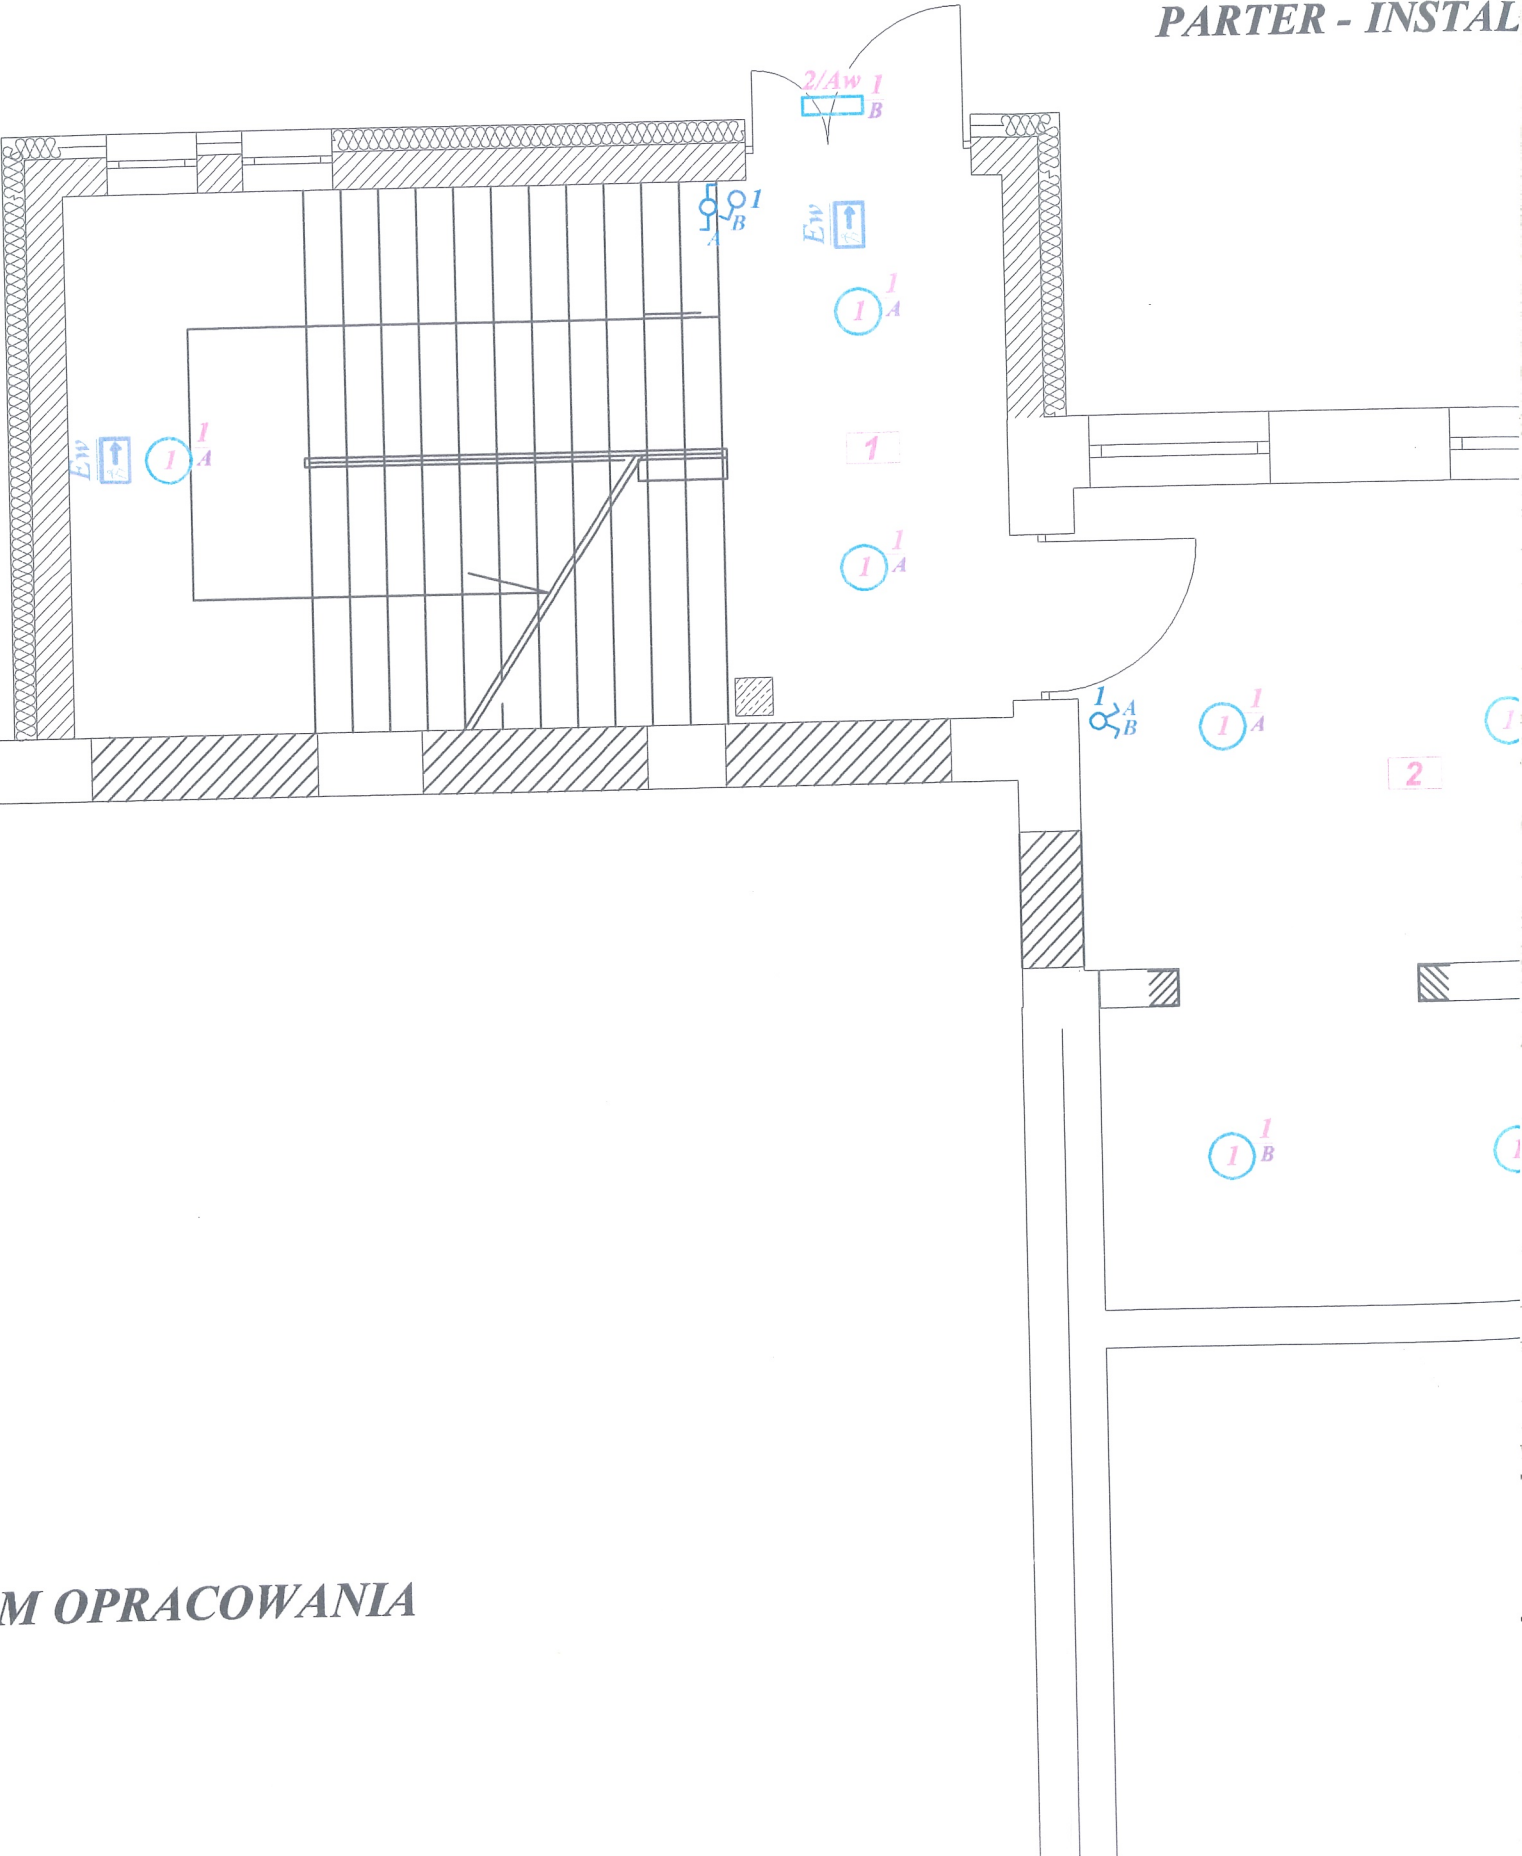

POZA ZAKRESEM OPRACOWANIA

PIĘTRO - INSTALACJA OŚWIETLENIA


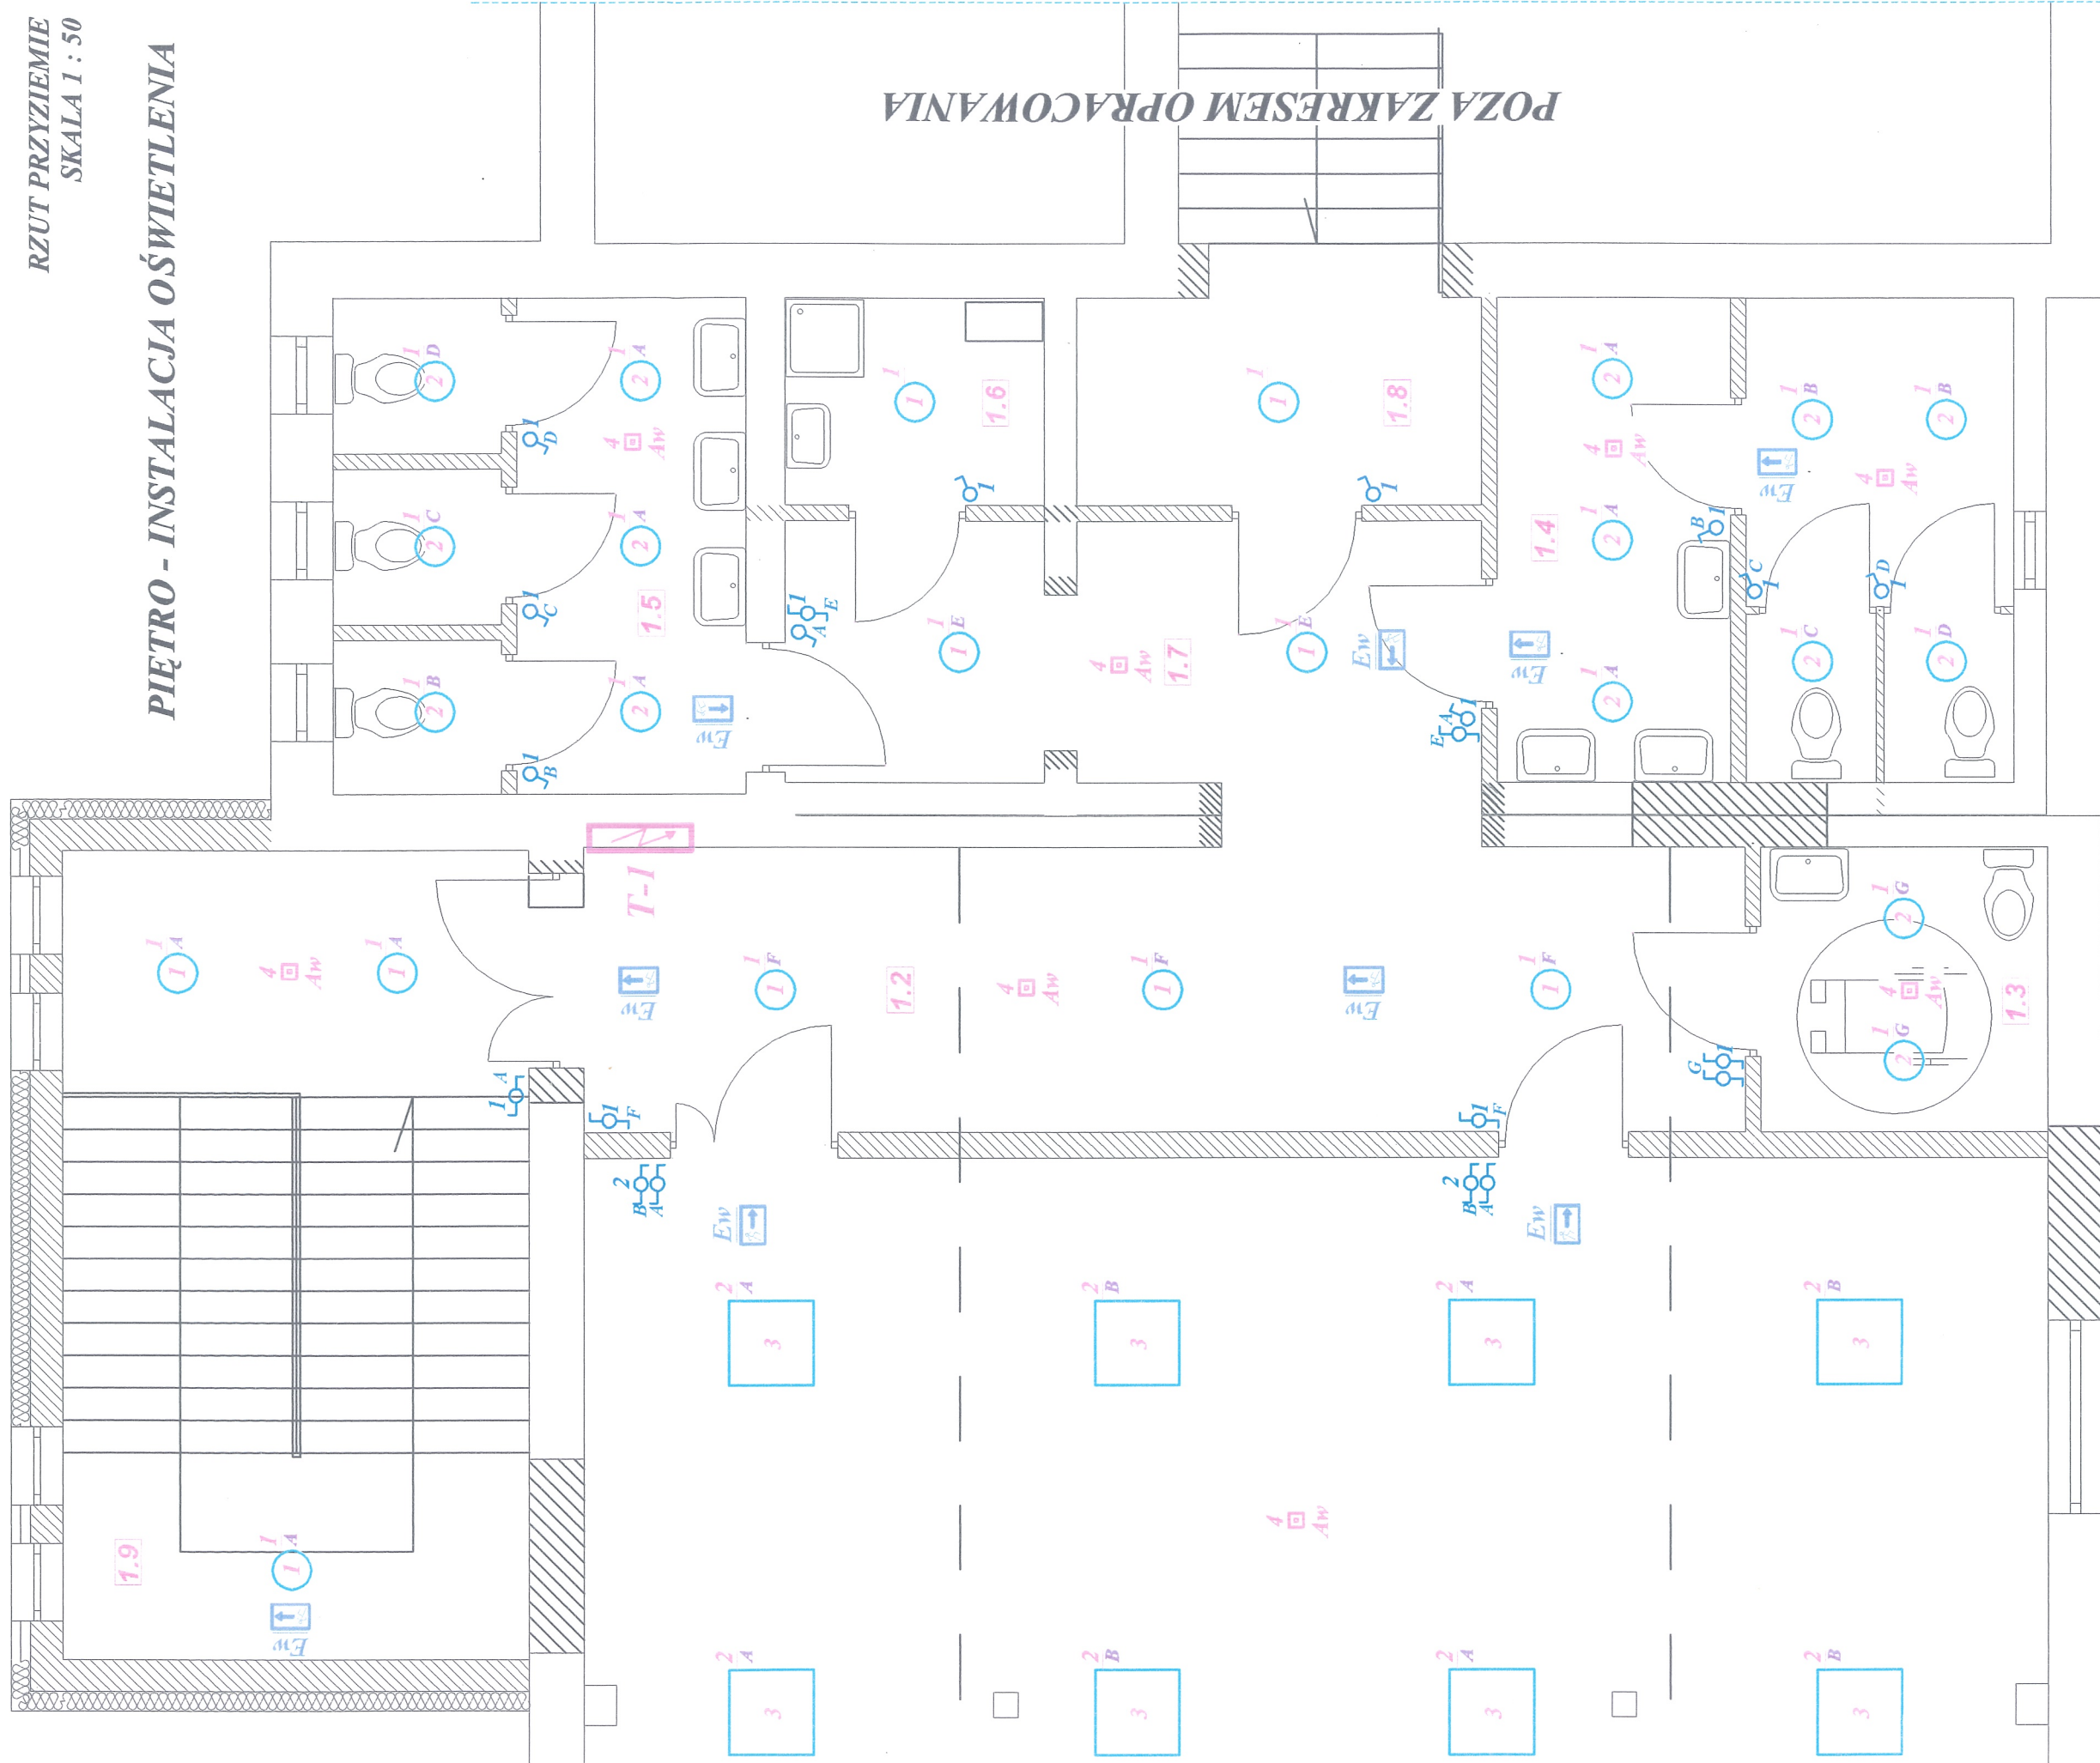


UWAGA !

1. "Aw" - OPRAWY OŚWIETLENIOWE Z MOD. AWARYJNYM
2. DRZWI W "WC" Z SAMOZAMYKACZAMI
3. WENTYLACJA MECHANICZNA SPRZĘŻONA Z OŚWIETLeniem
PROJ. OBW. ZASILANIE Z "T-1"

USŁUGI PROJEKTOWE		Jerzy Owsiejko
TEMAT:	PROJEKT INSTALACJI ELEKTRYCZNEJ: ROZBUDOWA I REMONT CENTRUM KULTURY CELEM ADAPTACJI POMIESZCZEŃ NA POTRZEBY PROWADZENIA EDUKACJI KULTURALNEJ	
OBIEKT:	CENTRUM KULTURY W DOBRZEJ	
RYSUJEK:	PIĘTRO - INSTALACJA OŚWIETLENIA	
ADRES:	62-730 DOBRĄ UL. DEKERTA 34	
PROJEKTANT:	inż. JERZY OWSIEJKO	
SPRAWDZIŁ:	upr. nr WKP/0148/POOE/08	
OPRACOWAŁ:	inż. KRZYSZTOF OWCZAREK	
	upr. nr WKP/0305/POOE/04	
	inż. MICHAŁ SULKOWSKI	
SKALA:	1:50	NR RYS. 2.
	MARZEC - 2017	

NR	NAZWA POMIESZCZENIA	POW. [m ²]
1.1	SALA EDUKACJI KULTURALNEJ	160,80
1.2	KORYTARZ	19,73
1.3	WC DLA NIEPEŁNOSPRAWNYCH	4,86
1.4	WC MĘSKIE	14,23
1.5	WC DAMSKIE	11,49
1.6	POM. PORZĄDKOWE	3,20
1.7	KORYTARZ	10,34
1.8	KORYTARZ	4,99
1.9	SCHODY	22,50

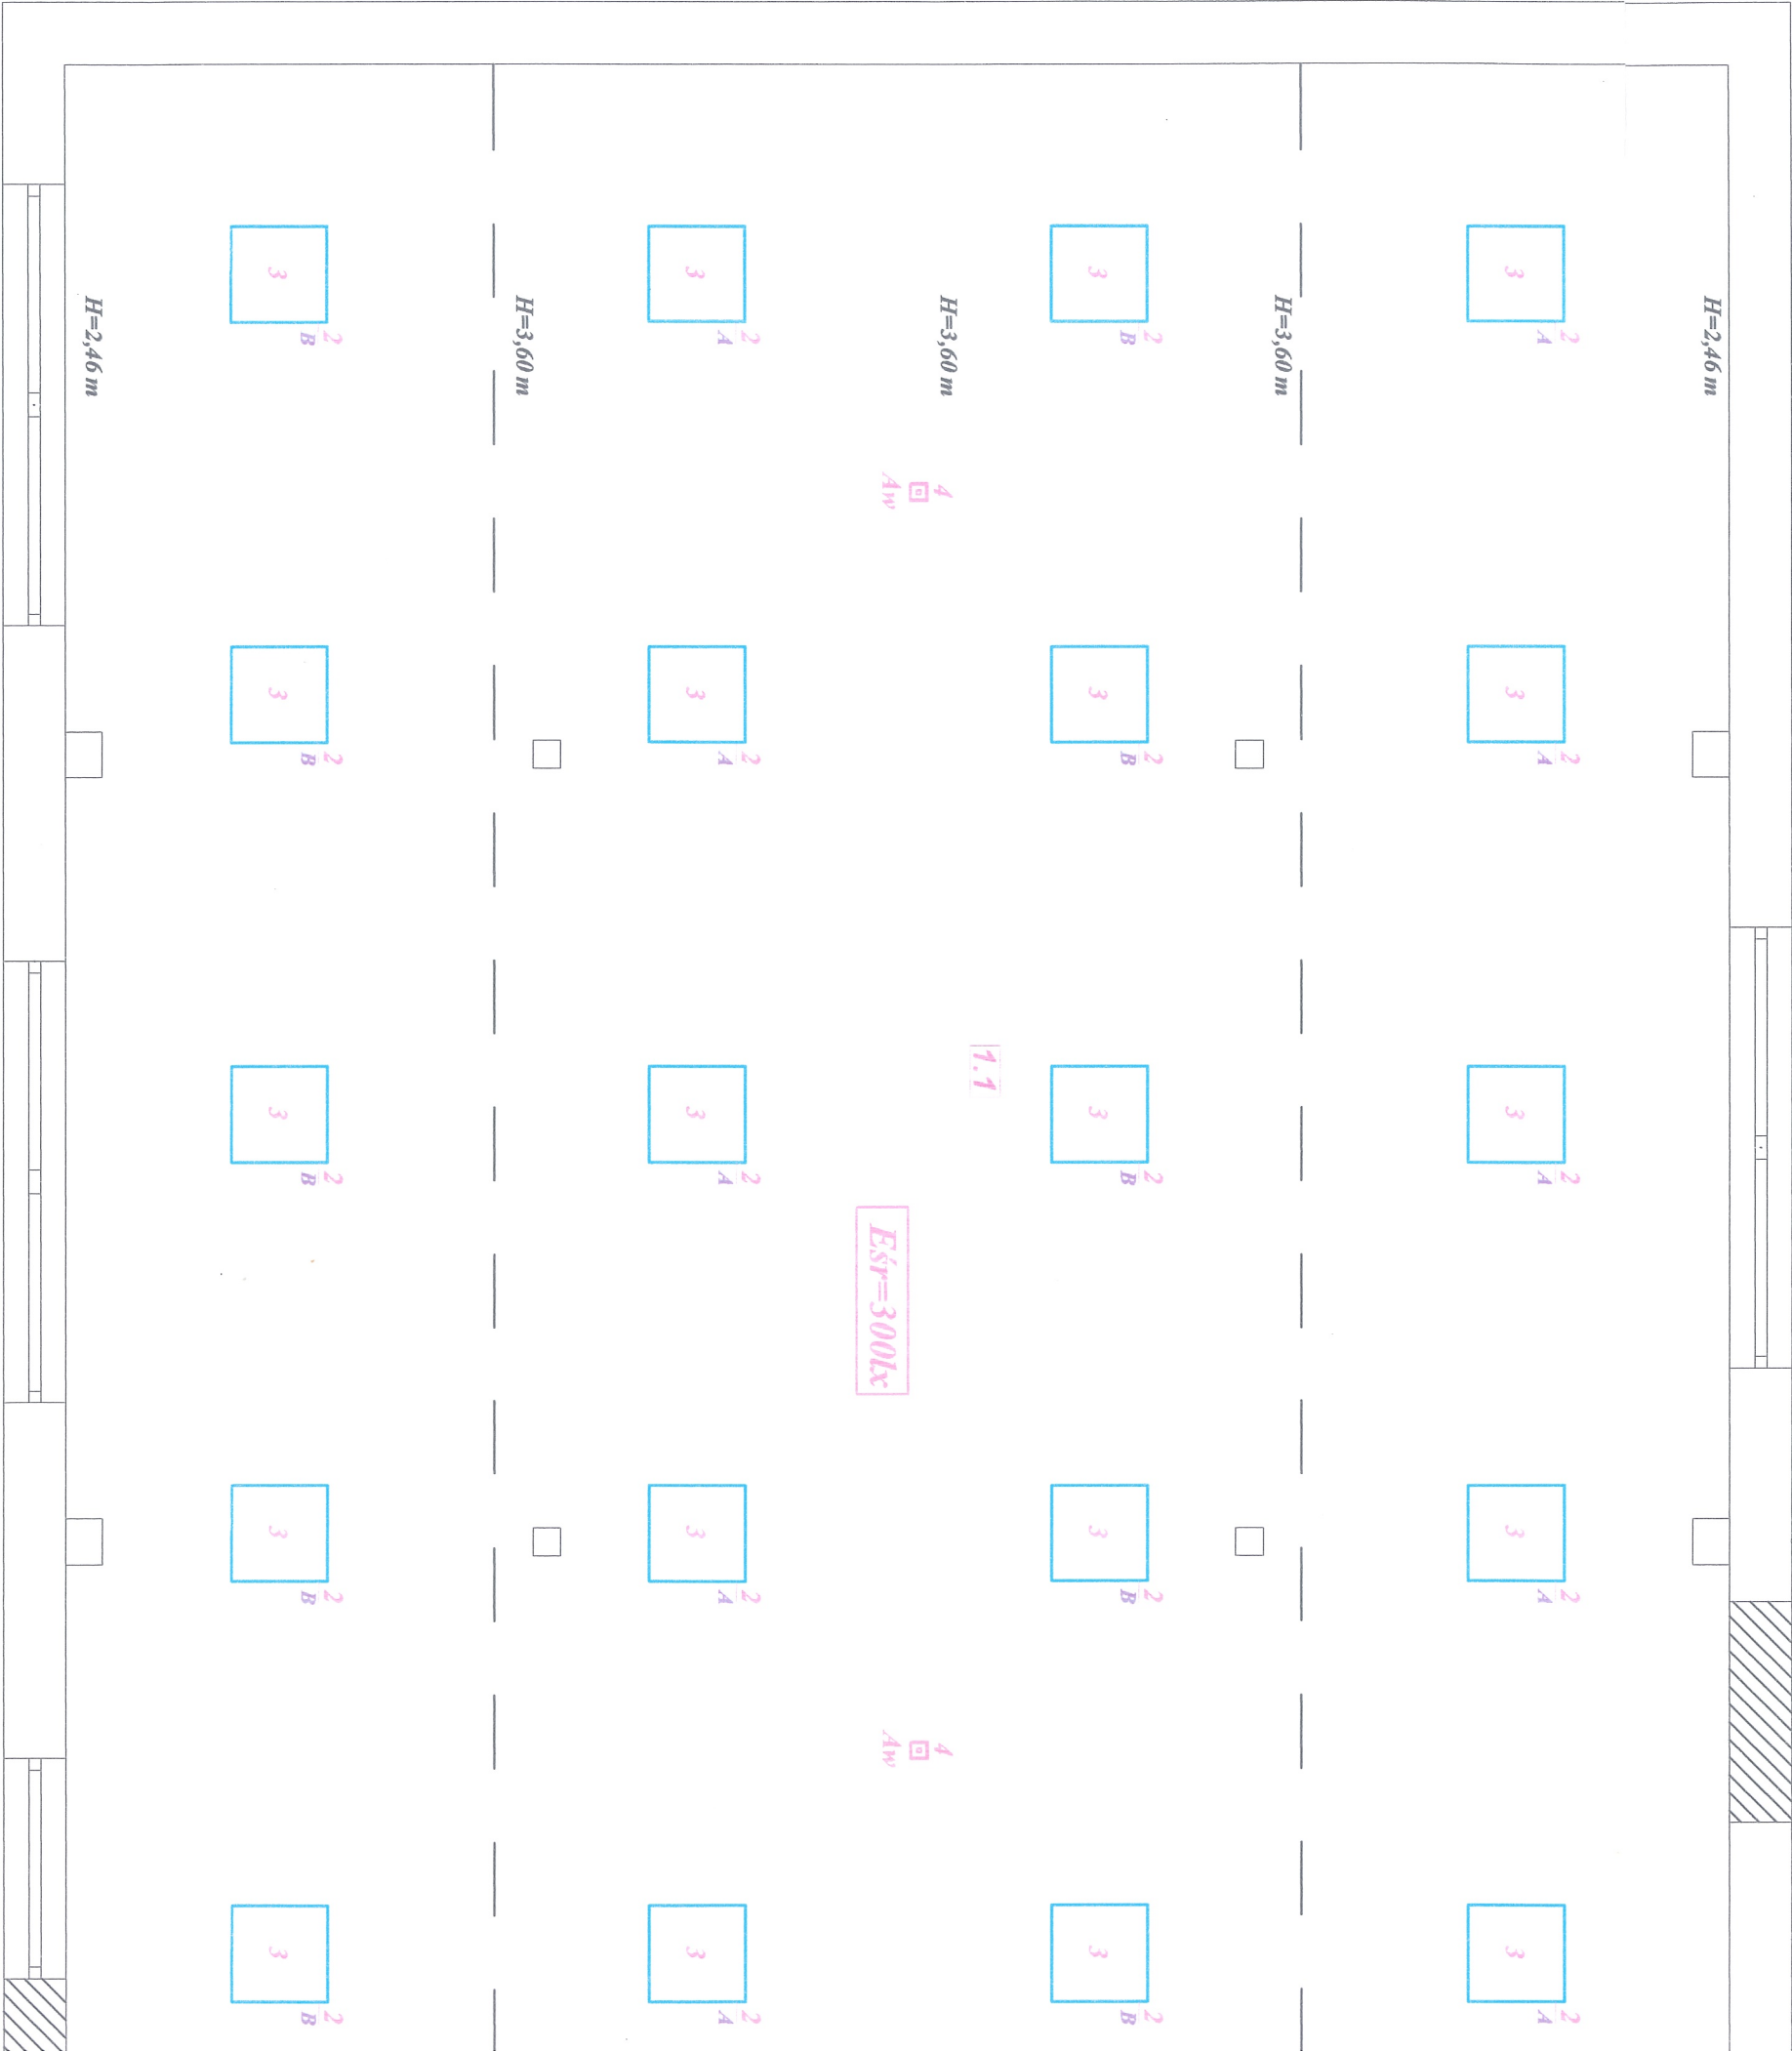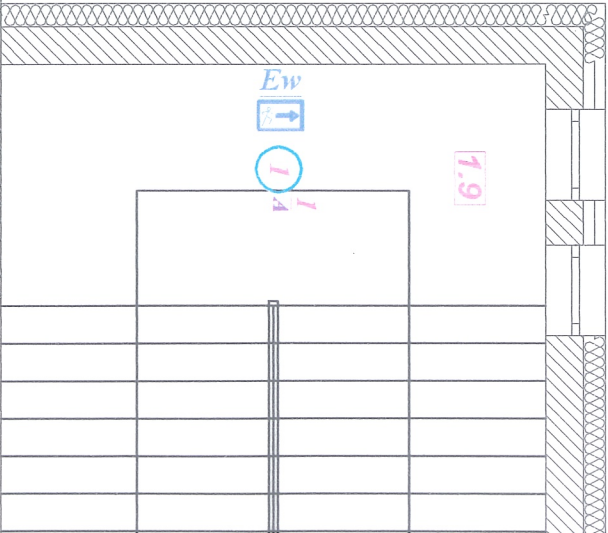


WYKAZ OPRAW	
1	LUG LugStar n/1 2x26
2	LUG LugStar n/1 2x10
3	LUG LugClassic New PLX IP20 4x18
4	LUG LUG N ESO LED 3H A (Aw)
LUG NERO 2	

OCHRONA PRZECIWPORAŻENIOM A
SAMOCZYNNNE WYŁĄCZENIE ZASILANIA
POŁĄCZENIA WYRÓWNAWCZE

UWAGA I	
1.	"Aw" - OPR
2.	DRZWI W
3.	WENTYLACJA PROJ. OBW

PARTER - INSTALACJA GNIAZD

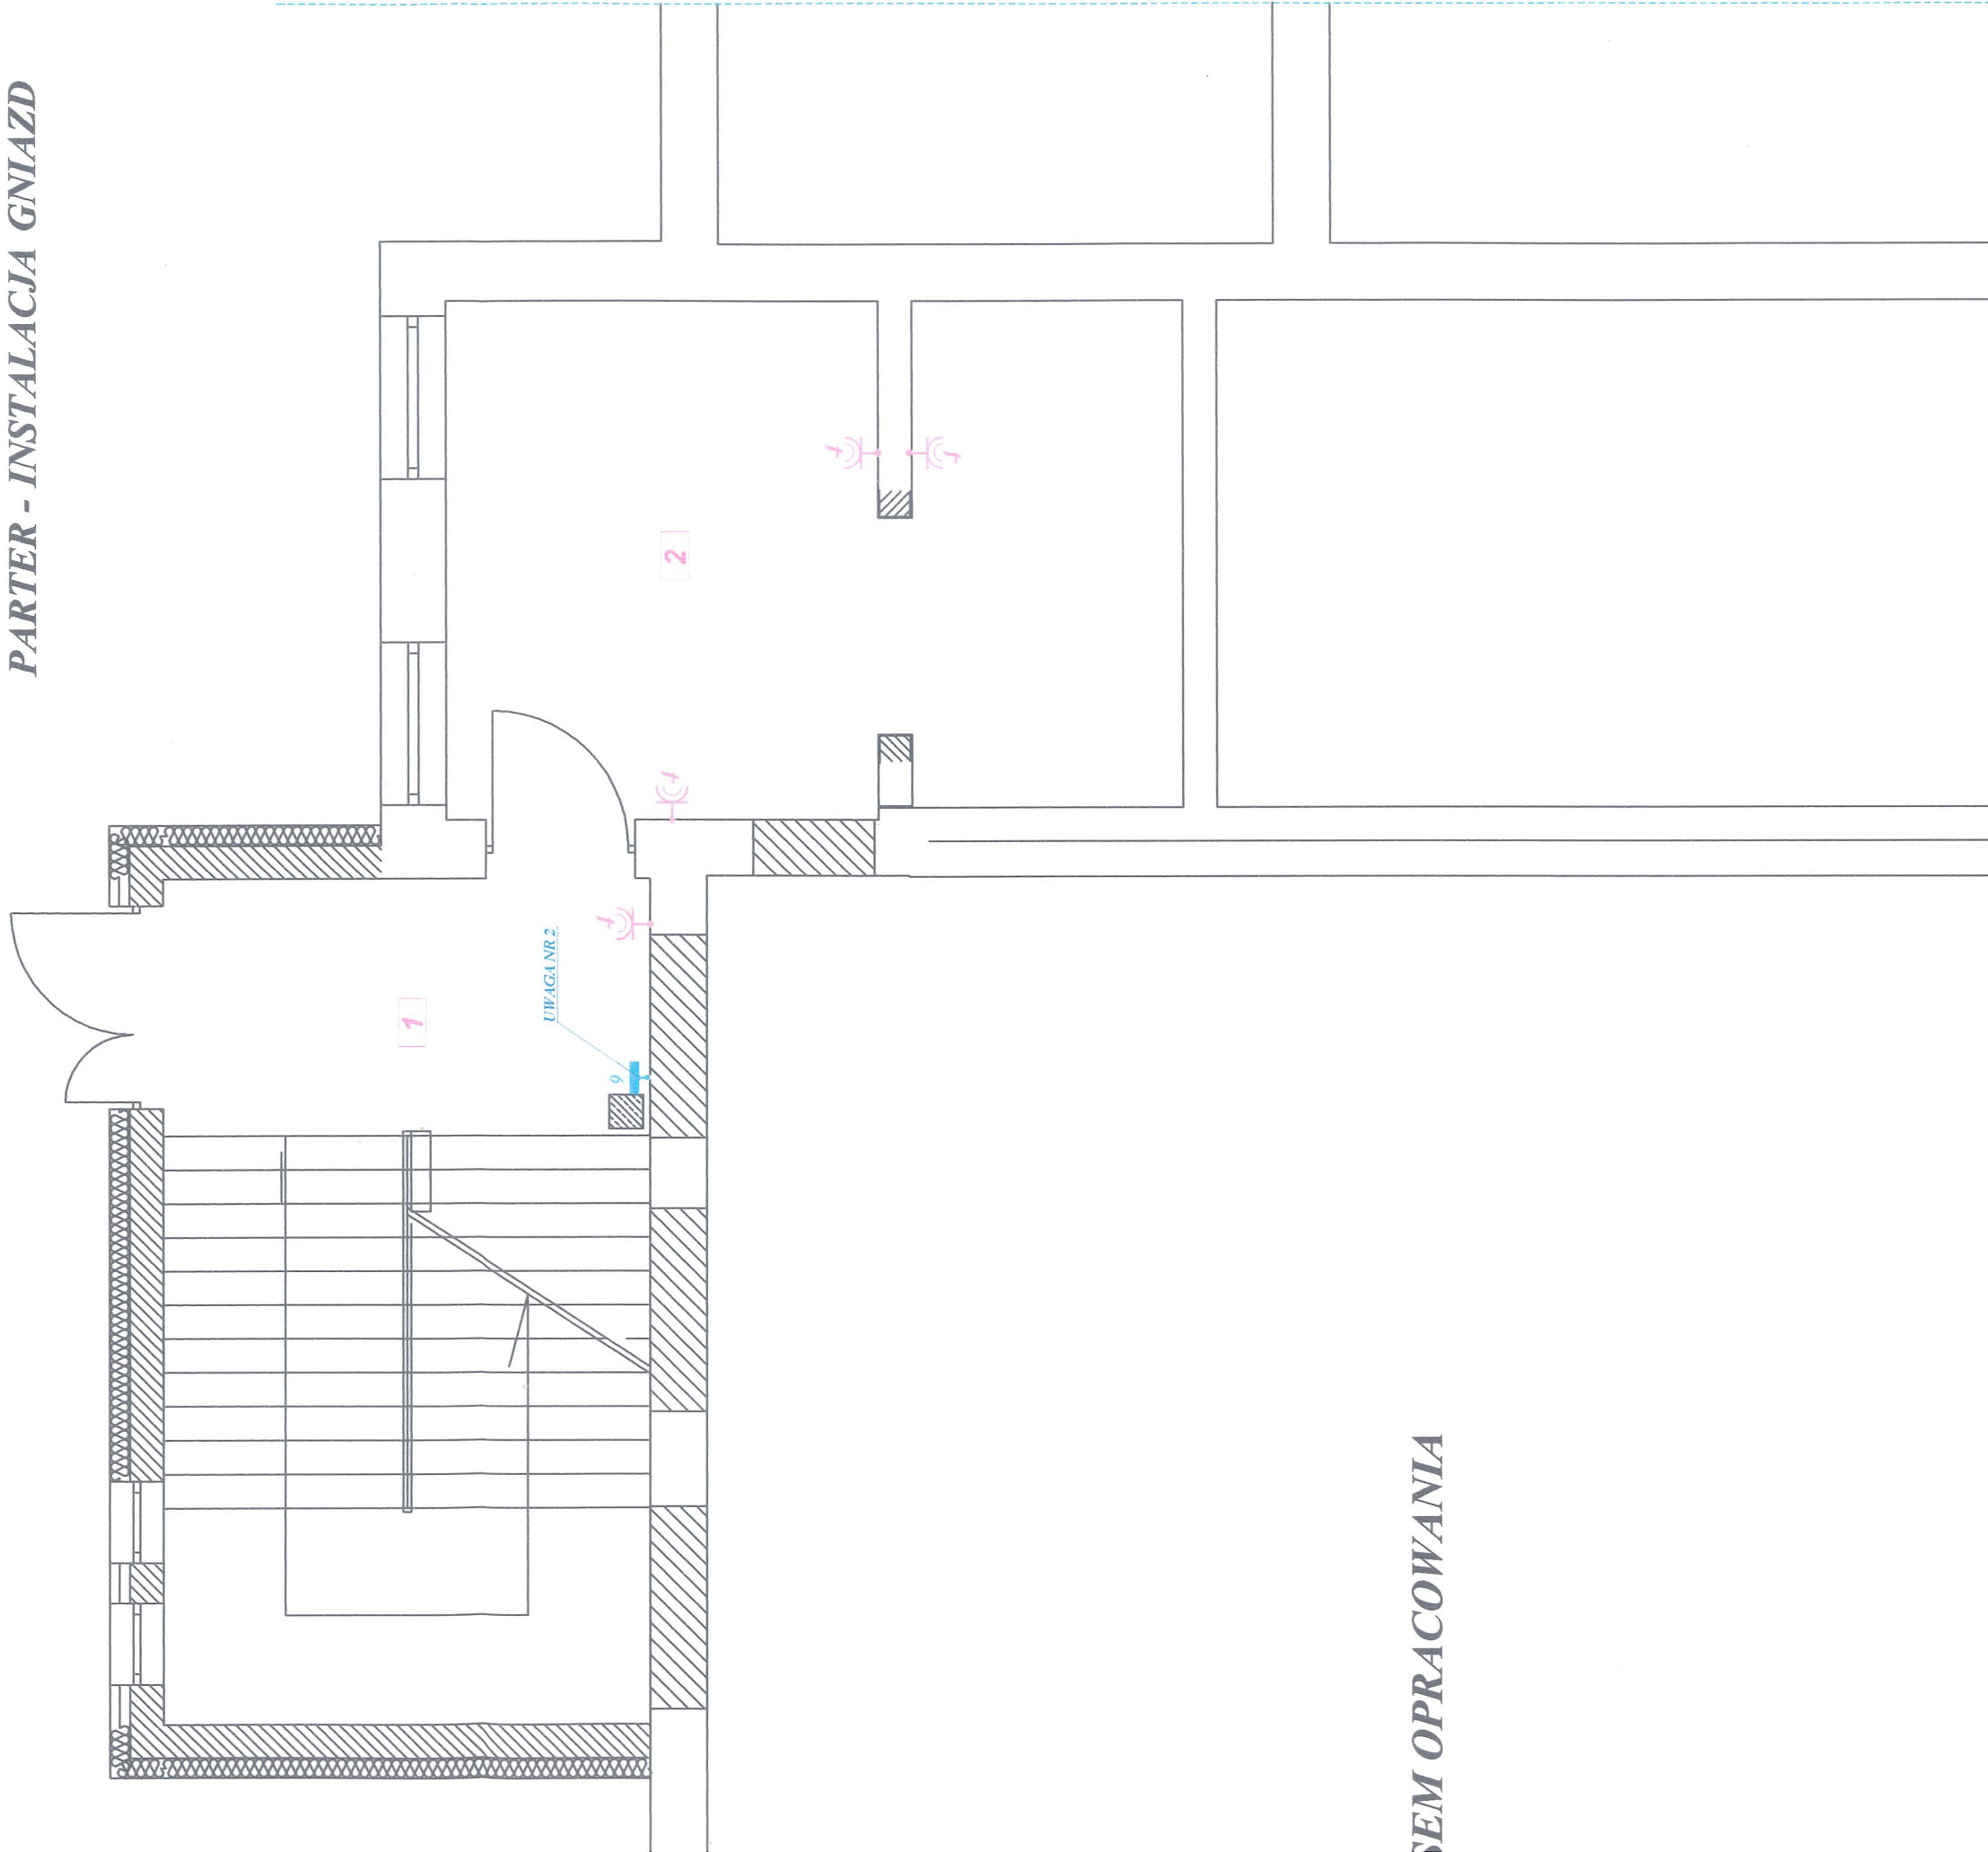

SEM OPRACOWANIA


USŁUGI PROJEKTOWE		Jerzy Owsięjko
TEMAT:	PROJEKT INSTALACJI ELEKTRYCZNEJ: ROZBUDOWA I REMONT CENTRUM KULTURY CELEM ADAPTACJI POMIESZCZEŃ NA POTRZEBY PROWADZENIA EDUKACJI KULTURALNEJ	
OBIEKT:	CENTRUM KULTURY W DOBREJ	
RYSUJEK:	PARTER - INSTALACJA GNIAZD	
ADRES:	62-730 DOBRA UL. DEKERTA 34	
PROJEKTANT:	inż. JERZY OWSIEJKO	
SPRAWDZIŁ:	inż. KRZYSZTOF OWCZAREK upr. nr WKP/0148/POOE/08	
OPRACOWAŁ:	inż. MICHAŁ SULKOWSKI upr. nr WKP/0305/POOE/04	
SKALA:	1:50	DATA: MARZEC - 2017
		NR RYS. 3.

OCHRONA PRZECIWPORAŻENIOWA
SAMOCZYNNNE WYŁĄCZENIE ZASILANIA
POŁĄCZENIA WYRÓWNAWCZE

NR	NAZWA POMIESZCZENIA	POW. [m2]
1	KIATKA SCHODOWA	22,44
2	SZATNIA	19,74

UWAGA !


- 1. PROJ. OBW. ZASILANIE Z "T-1"
- (PIĘTRO)
- 2. PLATFORMA PRZYSCHODOWA / P₁ = 0,4 kW / 1-FAZ. / YDY 3x2,5 mm²
- 3. LOKALIZACJĘ UZGODNIĆ W TRAKCIE REALIZACJI INWESTYCJI.

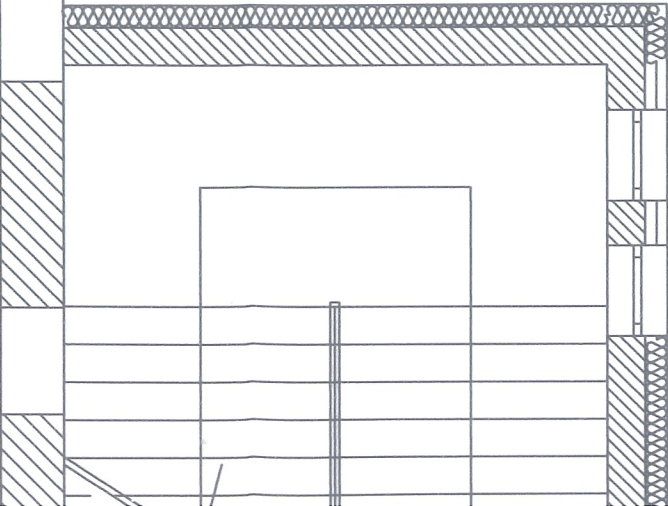

POZA ZAKRESEM OPRACOWANIA

RZUT PRZYZIEMIEMIE
SKALA 1 : 50


PIĘTRO - INSTALACJA GNIĄZD

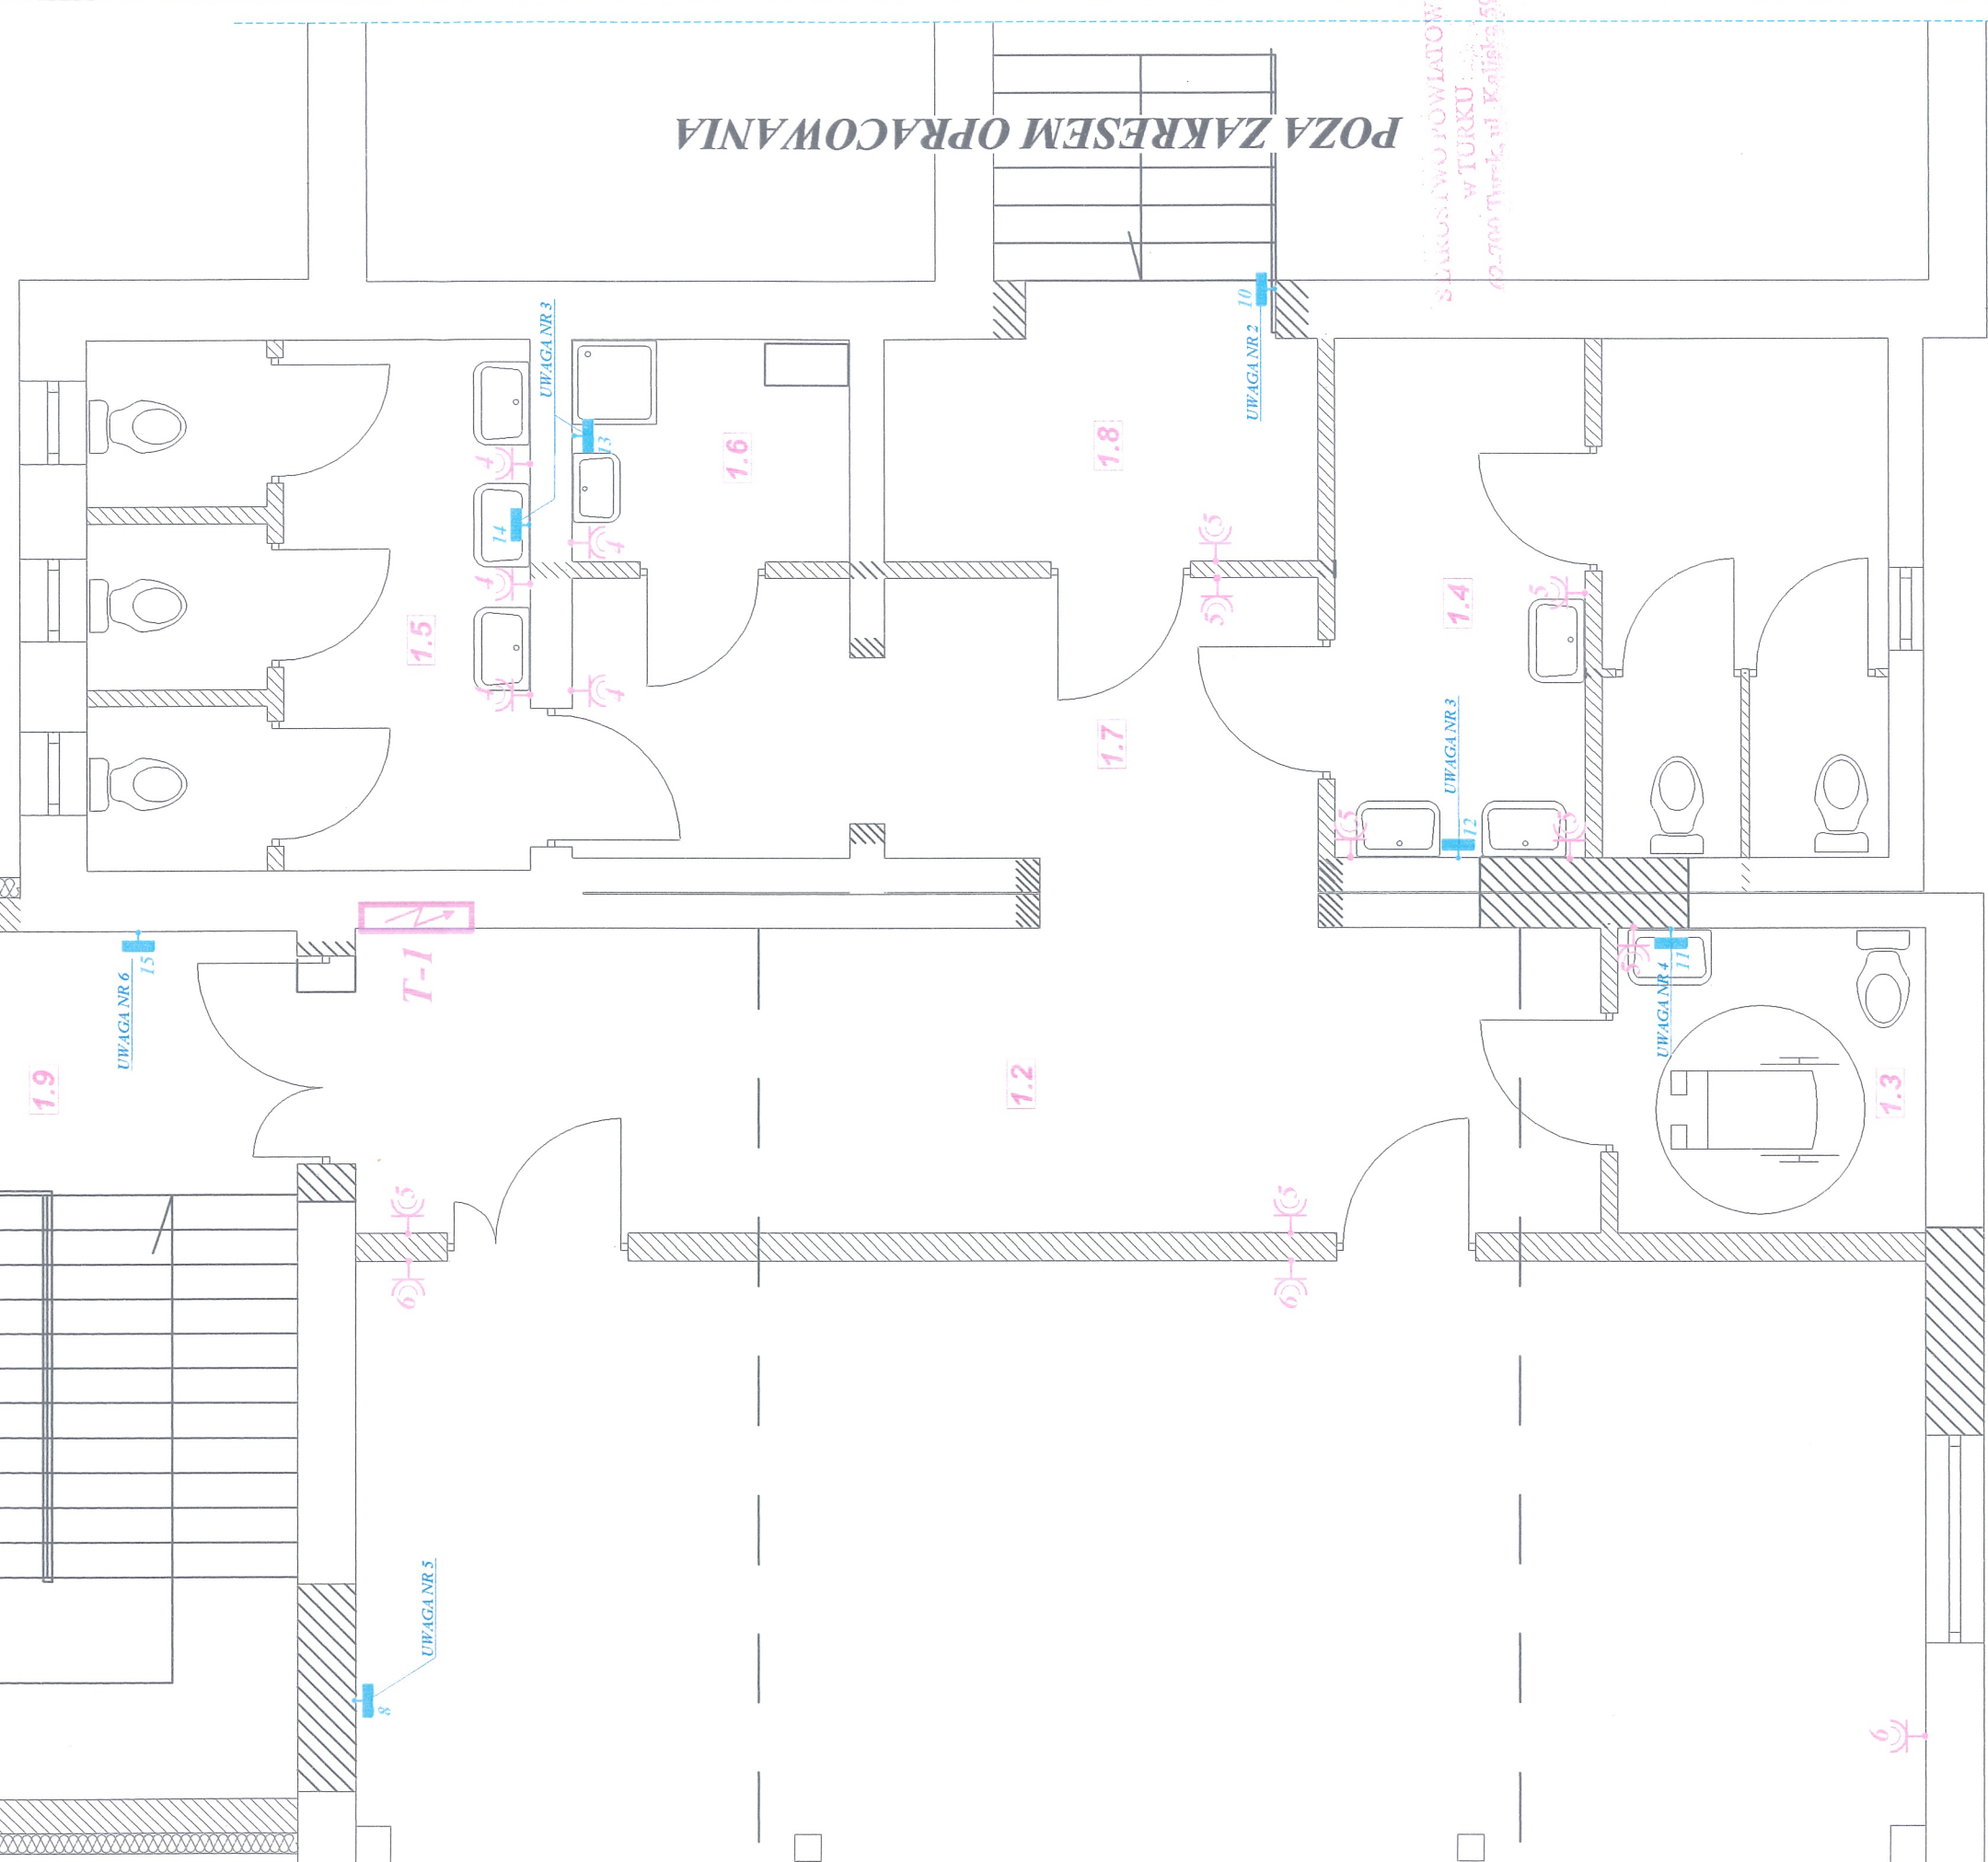

USŁUGI PROJEKTOWE		Jerzy Owsiętko
TEMAT:	PROJEKT INSTALACJI ELEKTRYCZNEJ: ROZBUDOWA I REMONT CENTRUM KULTURY CELEM ADAPTACJI POMIESZCZEŃ NA POTRZEBY PROWADZENIA EDUKACJI KULTURALNEJ	
OBIEKT:	CENTRUM KULTURY W DOBREJ	
RYTUNEK:	PIĘTRO - INSTALACJA GNIĄZD	
ADRES:	62-730 DOBRA UL. DEKERTA 34	
PROJEKTANT:	inż. JERZY OWSIĘJKO	
SPRAWDZIŁ:	inż. KRZYSZTOF OWCZAREK	
OPRACOWAŁ:	inż. MICHAŁ SULKOWSKI	
SKALA:	1:50	DATA: MARZEC - 2017
		NR RYS. 4.

OCHRONA PRZECIWPORAŻENIOWA
SAMOCHYNNNE WYŁĄCZENIE ZASILANIA
POŁĄCZENIA WYRÓWNAWCZE

NR	NAZWA POMIESZCZENIA	POW. [m ²]
1.1	SALA EDUKACJI KULTURALNEJ	160,80
1.2	KORYTARZ	19,73
1.3	WC DLA NIEPEŁNOSPRAWNYCH	4,86
1.4	WC MĘSKIE	14,23
1.5	WC DAMSKIE	11,49
1.6	POM. PORZĄDKOWE	3,20
1.7	KORYTARZ	10,34
1.8	KORYTARZ	4,99
1.9	SCHODY	22,50

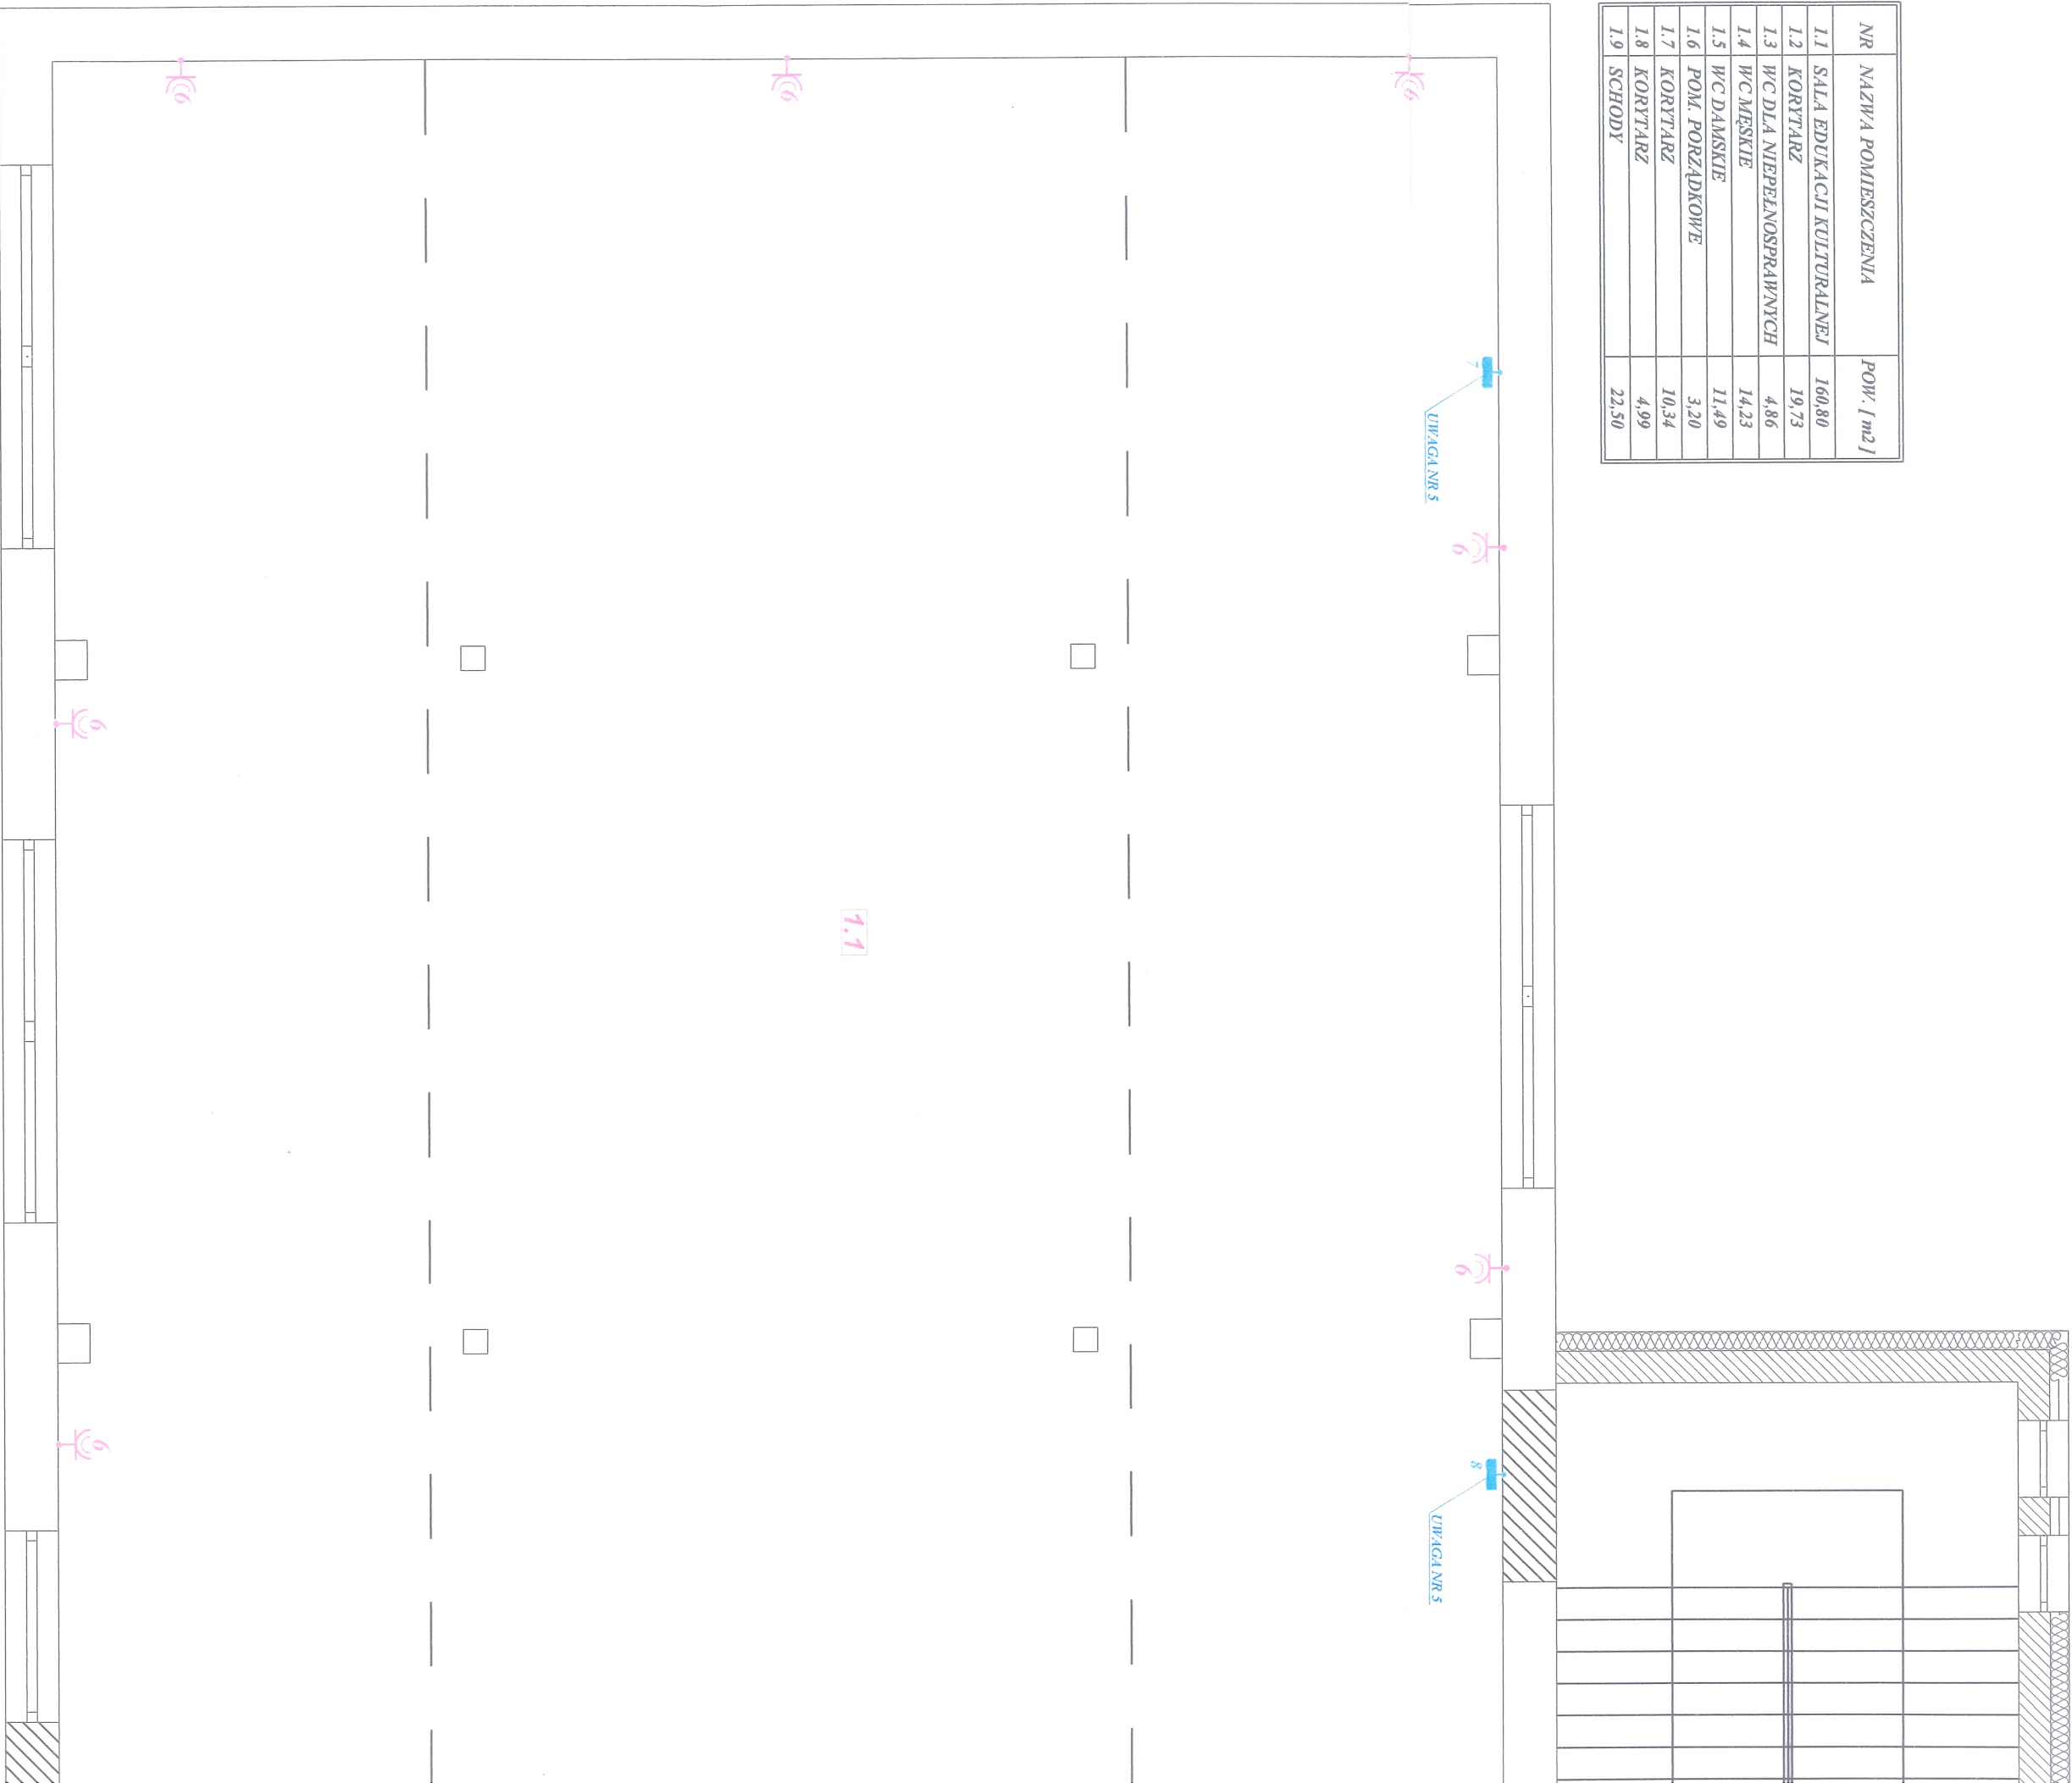

UWAGI !

1. ZASILANIE OBWODÓW Z "T-1"
2. PLATFORMA PRZYSCHODÓW / P₁ = 1,0 kW / 1-FAZ. / YDY 3x2,5 mm²
3. PRZEPŁYWOWY PODGRZEWACZ WODY / P₁ = 12 kW / 3-FAZ. / YDY 5x4 mm²
4. PRZEPŁYWOWY PODGRZEWACZ WODY / P₁ = 3 kW / 1-FAZ. / YDY 3x2,5 mm²
5. KLIMATYZATORY / P₁ = 3 kW / 1-FAZ. / YDY 3x2,5 mm²
6. PRZEWODY ZAKOŃCZONE PUSZKĄ POŁĄCZENIOWĄ
CENTRALA ODDYMIANIA / P₁ = 1 kW / 1-FAZ. / YDY 3x2,5 mm²
7. LOKALIZACJĘ UZGODNIĆ W TRAKCIE REALIZACJI INWESTYCJI.

**SCHEMAT IDEOWY
TABLICY "T-1"**





ROZDZIELNICA WNEKOWA
TYP PRACTIBOX3 4x18
800 x 493 x 118
(wys. x szer. x głęb.)

**OCHRONA PRZECIWPORAŻENIOWA
SAMOCZYNNNE WYŁĄCZENIE ZASILANIA
POŁĄCZENIA WYRÓWNAWCZE**

USŁUGI PROJEKTOWE		Jery Owsejko	
TEMAT:	PROJEKT INSTALACJI ELEKTRYCZNEJ: ROZBUDOWA I REMONT CENTRUM KULTURY CELEM ADAPTACJI POMIESZCZEN NA POTRZEBY PROWADZENIA EDUKACYJNO-KULTURALNEJ CENTRUM KULTURY W DOBREJ		
OBIEKT:	SCHEMAT IDEOWY TABLICY "T."		
RTSUNEK:			
ADRES:	62-730 DOBRA UL. DEKERTA 34		
PROJEKTANT:	inż. JERY OWSEJKO upr. nr WK/P0148/P00E/08		
SPRAWDZIL:	inż. KRZYSZTOF OWCZAREK upr. nr WK/P0305/P00E/04		
OPRACOWAL:	inż. MICHAŁ SULKOWSKI		
SKALA:	 podpis podpis		
	DATA:		MARZEC - 2017
			NR RYS. 5

MARZEC - 2017	NR RYS.	5.
---------------	---------	----

WIDOK ELEWACJI
TABLIC Y "T-1"

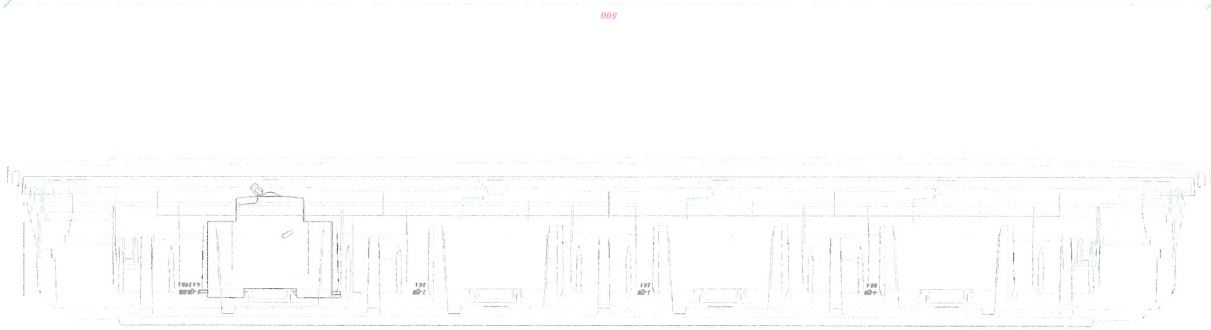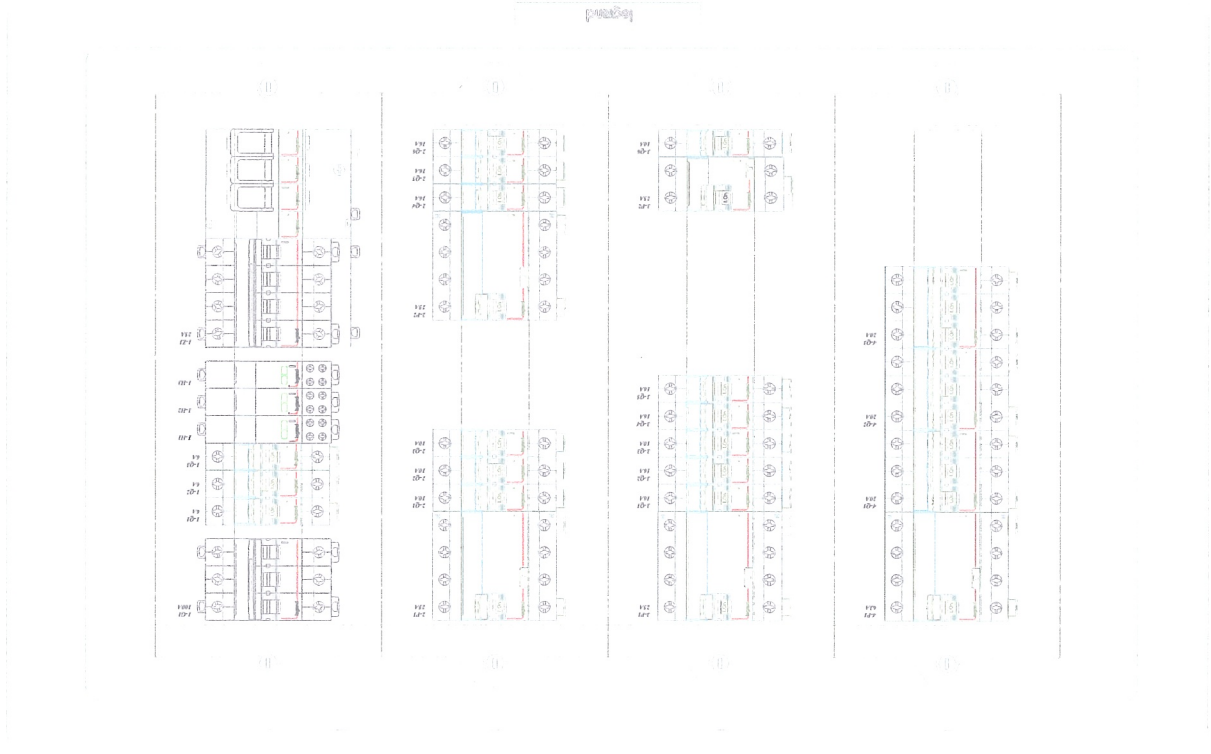

ROZDZIELNICA WNEKOWA
TYP PRACTIBOX3 4x18
800 x 493 x 118
(wys. x szer. x głęb.)

STAROSTWO POWIATOWE
W TURKU
62-700 Turku, ul. Kaliska 59

USŁUGI PROJEKTOWE		Jerzy Owsejko
TEMAT:	PROJEKT INSTALACJI ELEKTRYCZNEJ:	
	ROZBUDOWA I REMONT CENTRUM KULTURY	
	CELEM ADAPTACJI POMIESZCZEN NA POTRZEBY	
OBIEKT:	PROWADZENIA EDUKACJI KULTURALNEJ	
	CENTRUM KULTURY W DOBREJ	
	WIDOK ELEWACJI TABLIC Y "T-1"	
ADRES:	62-730 DOBRA UL. DEKERTA 34	
	PROJEKTANT:	
	inż. JERZY OWSIEJKO	
SPRAWDZIŁ:	upr. nr WKP/0148/POOE/08	
	inż. KRZYSZTOF OW CZAREK	
	upr. nr WKP/0305/POOE/04	
OPRACOWAŁ:	inż. MICHAŁ SULKOWSKI	
	DATA:	
	MARZEC - 2017	
SKALA:		6